


PARTICOLARE WC

Scala 1:200

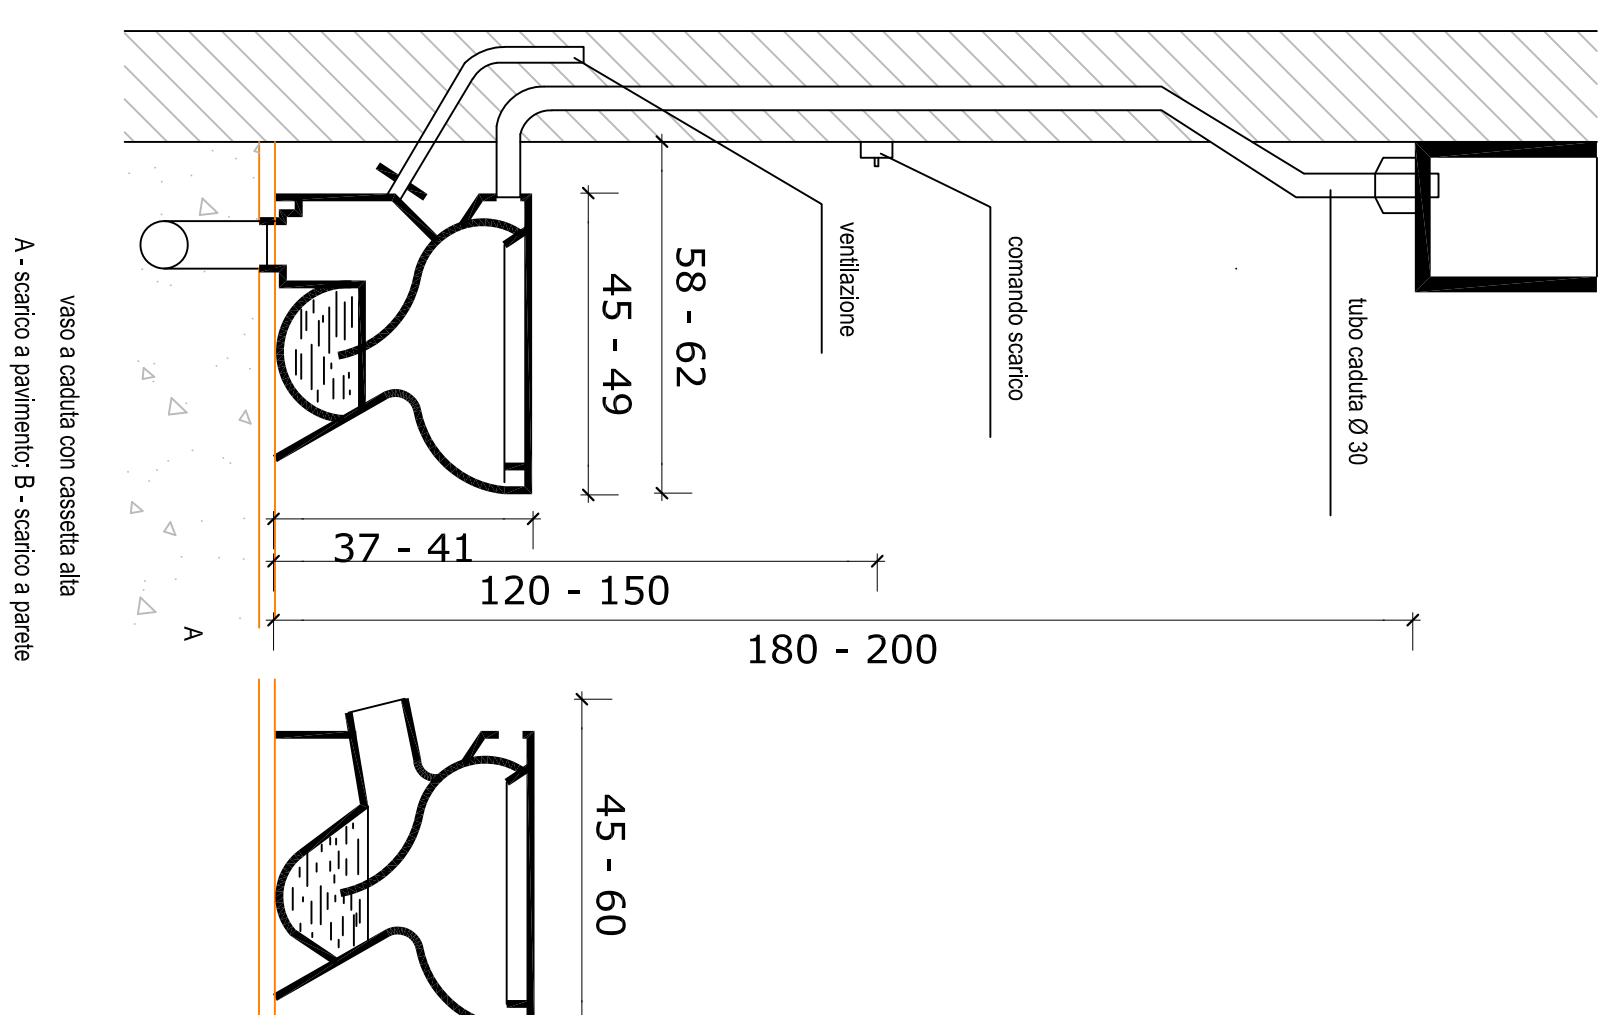


PIANTA PIANO TERRA

Scala 1:200




PIANTA PIANO PRIMO

Scala 1:200

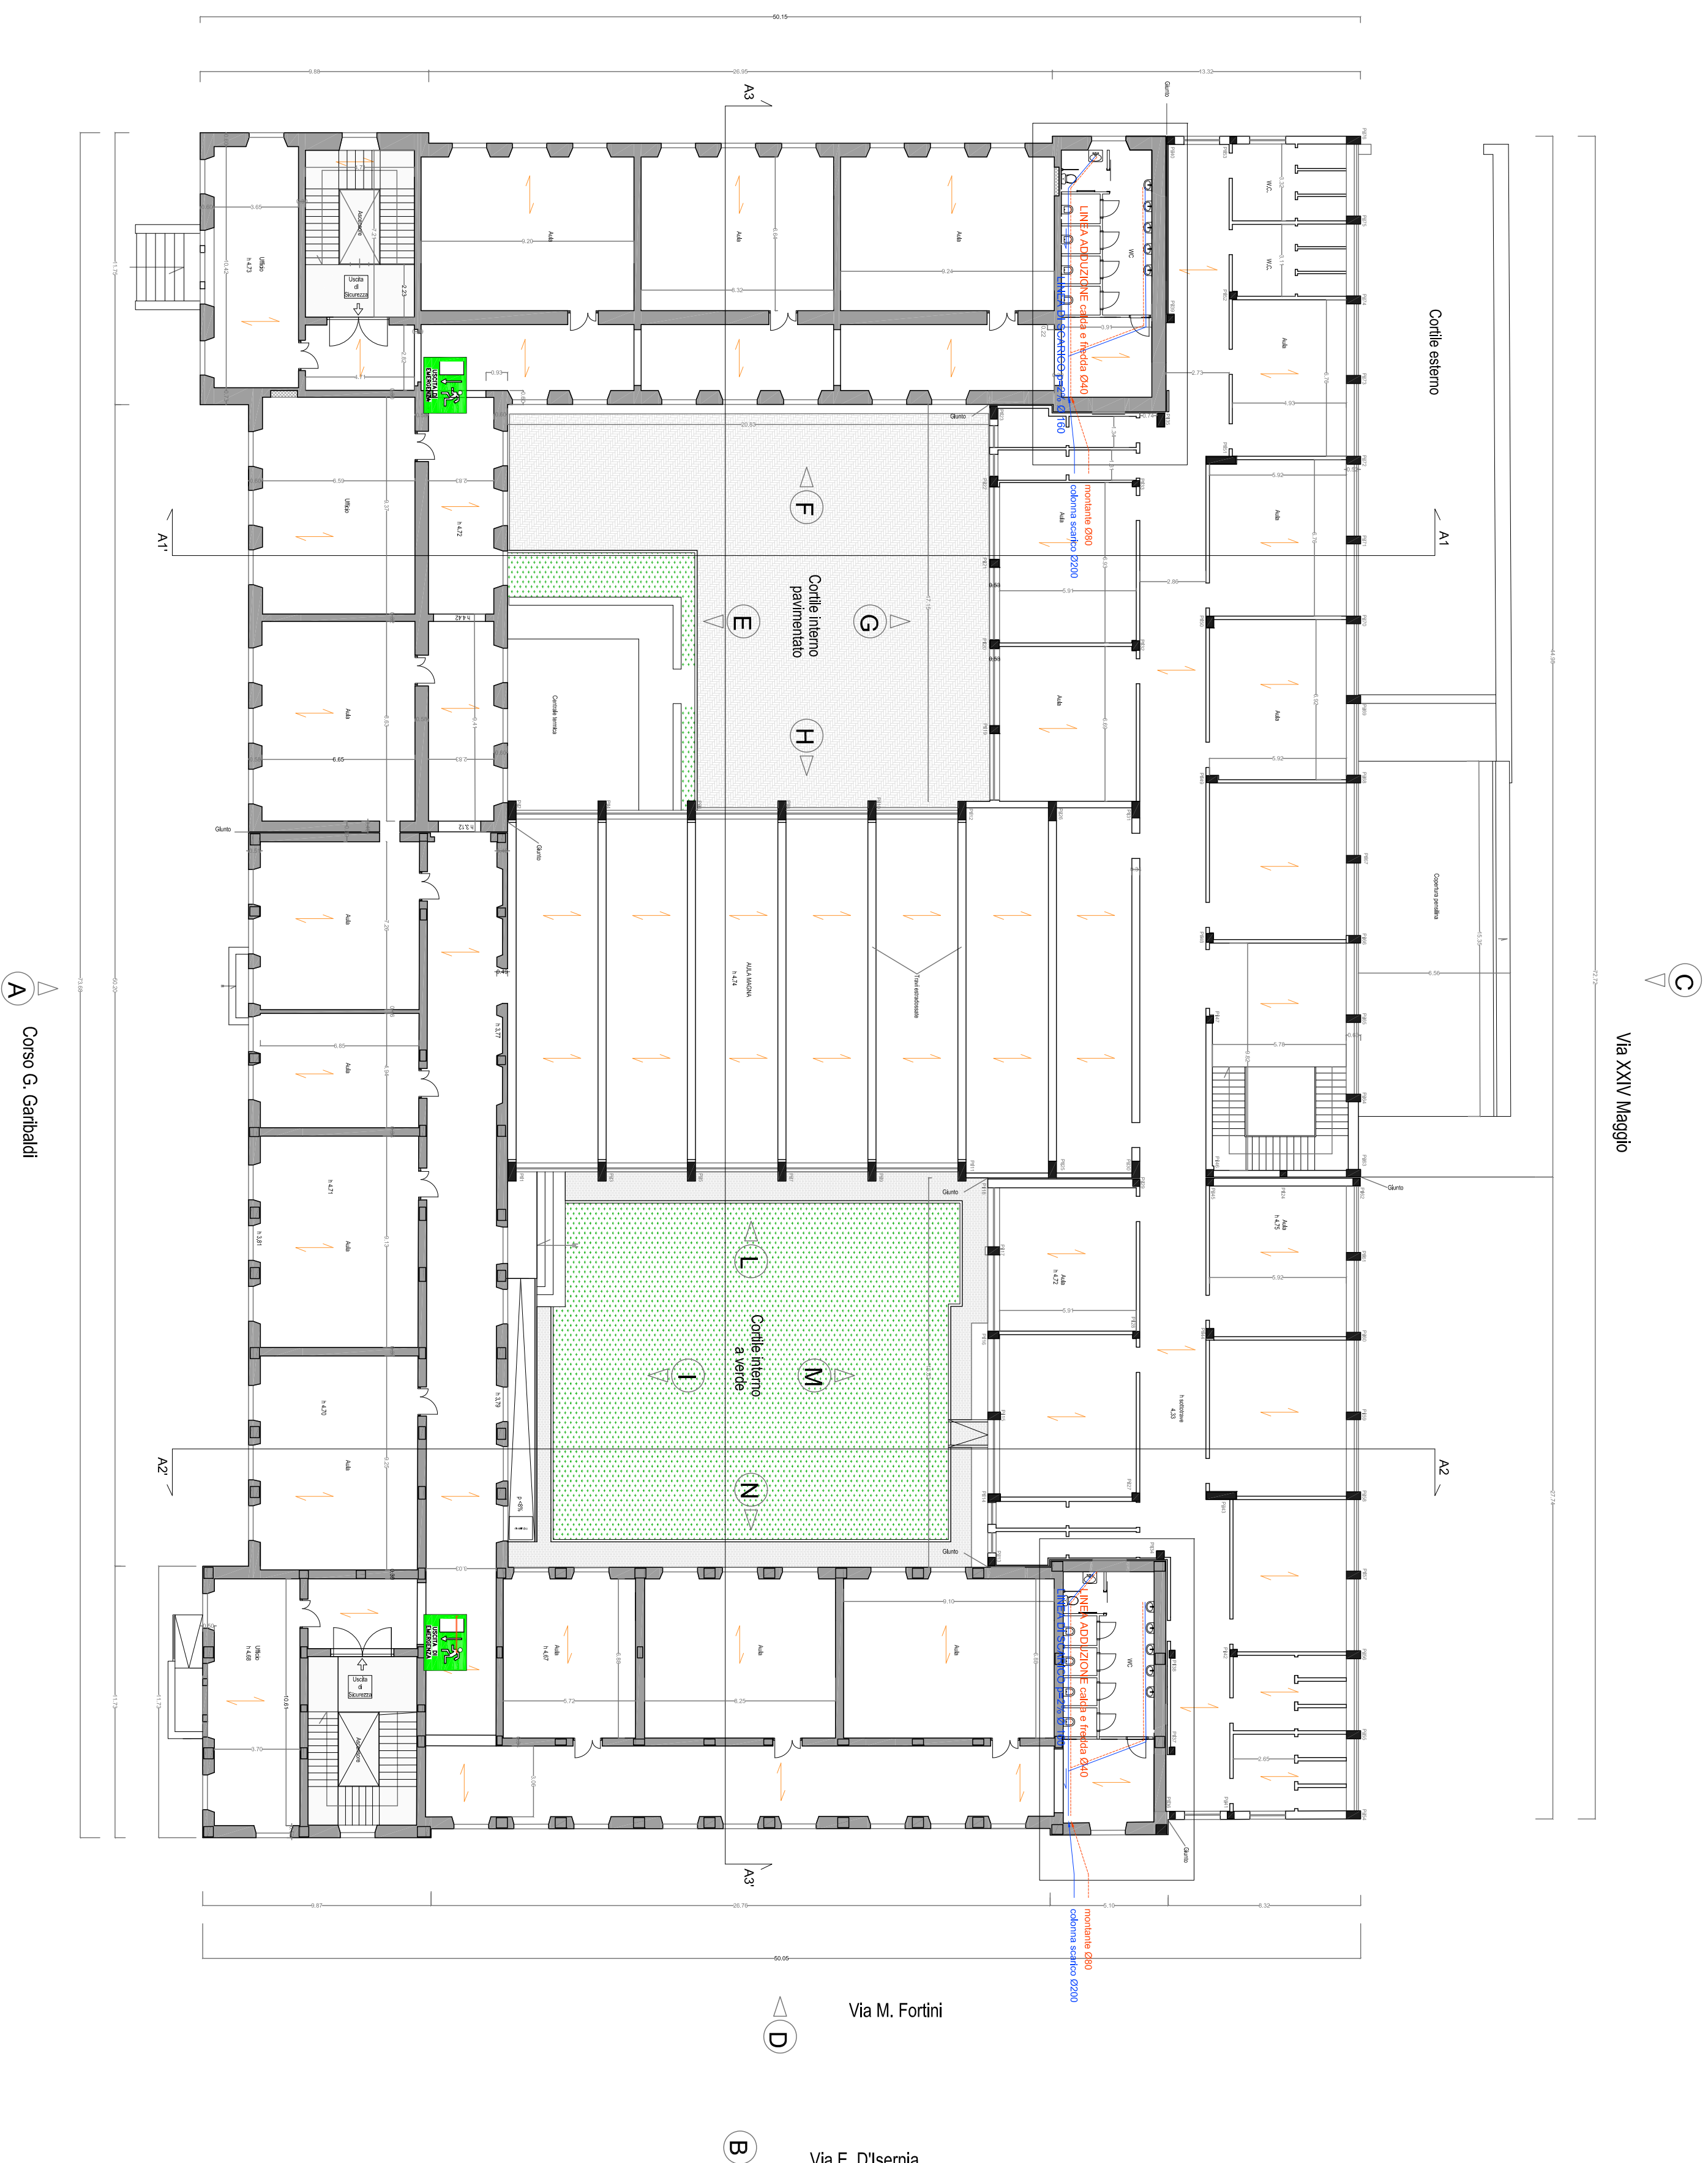

PIANTA PIANO SEMINTERATO

Scala 1:200

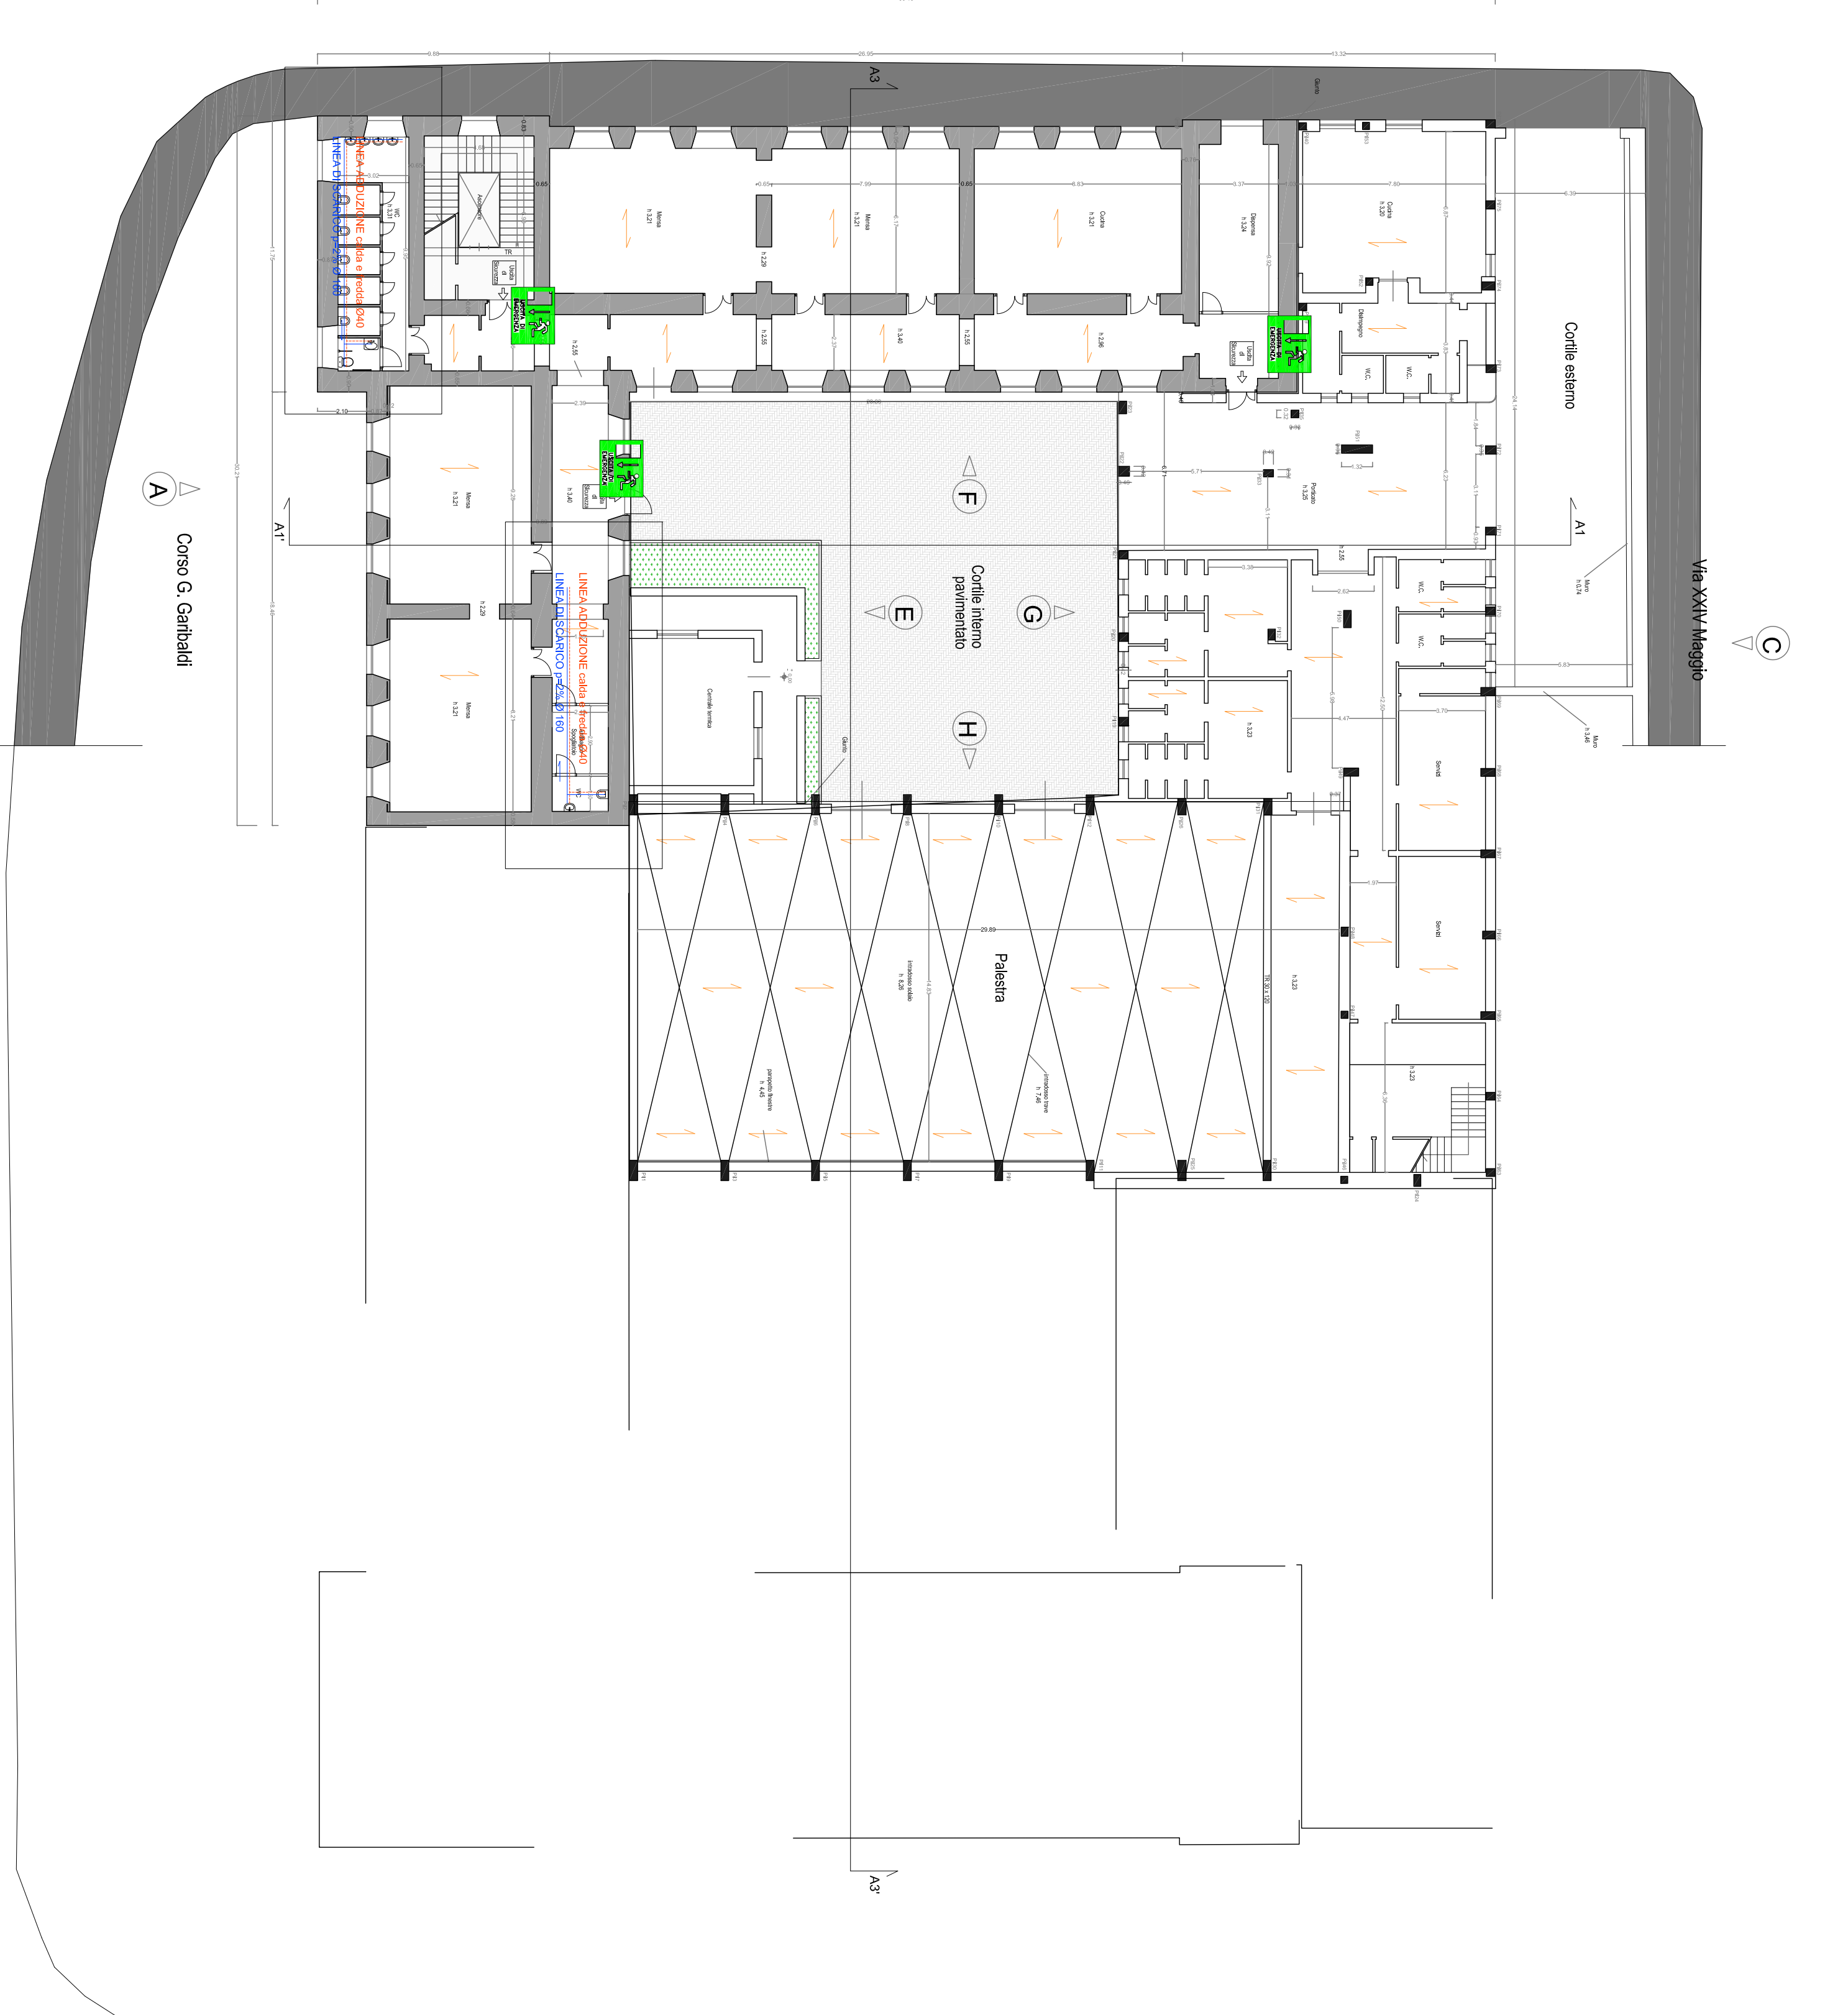

REGIONE MOLISE
COMUNE DI ISERNIA
Medaglia d'Oro

PROGETTO PERILLO
RECUPERO FUNZIONALE E STRUTTURALE
DELL'ISTITUTO SCUOLA ELEMENTARE E MATERNA
" SAN GIOVANNI BOSCO " E LOTTO FUNZIONALE



7.3 Progetto Impianto Idrico

Isernia, 11 Gennaio 2020 Rev. 2

I Progettisti

Aspirio PELLECCIA

Architetto

Antonio DI TANNA

architetto



IL R.D.P.
Autore del Progetto
Ingegnere

LEGENDA

LEGENDA SIMBOLI ANTINCENDIO

Linea rossa indica la fuga

Linea di scampo porte

LEGENDA

LEGENDA SIMBOLI ANTINCENDIO

Linea rossa indica la fuga

Linea di scampo porte

LEGENDA

LEGENDA SIMBOLI ANTINCENDIO

Linea rossa indica la fuga

Linea di scampo porte