


LEGENDA	SIMBOLO	DESCRIZIONE
		SOTTOQUADRO DI ZONA
		APPARECCHI DI COMANDO
		INTERRUTTORE BIPOLARE 2x10 A
		DEVIATORE
		PRESA A SPINA 2x10/16 A+T CON POLI PROTETTI
		Apparecchiatura d'illuminazione a tubi fluorescenti a soffitto


PIANTA SEMINTERRATO

Scala 1:200

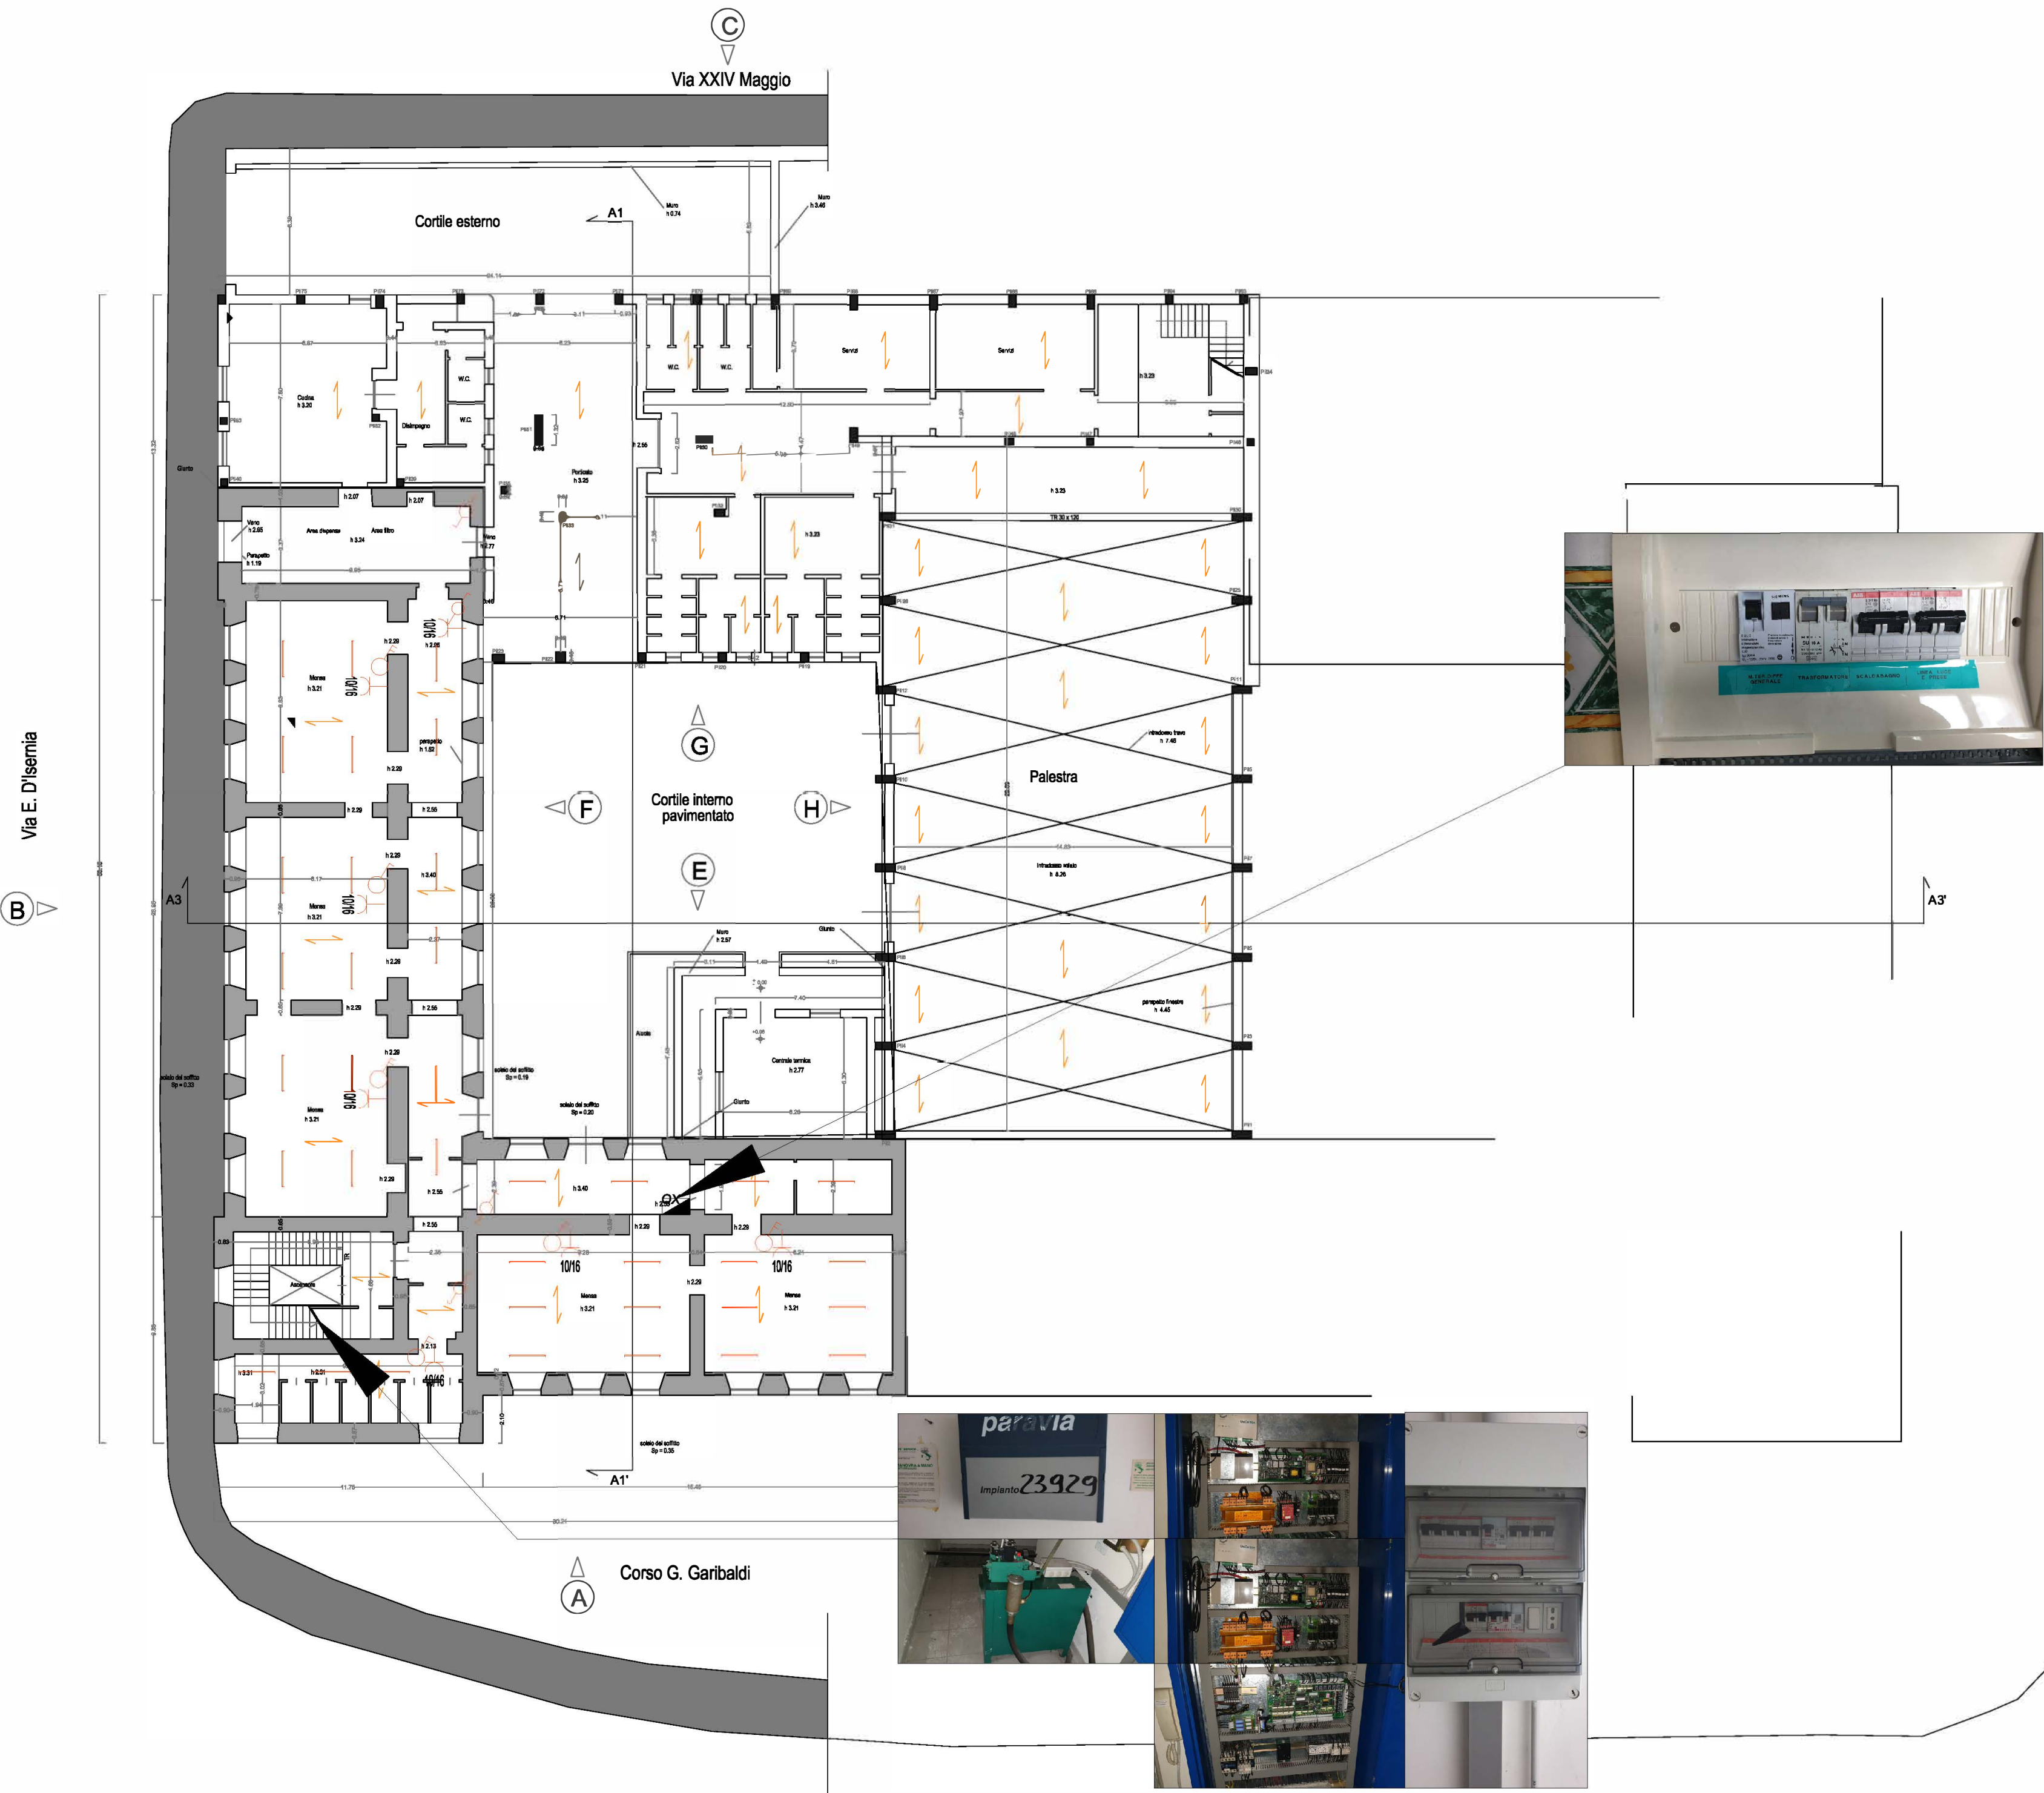

PIANTA PIANO PRIMO

Scala 1:200

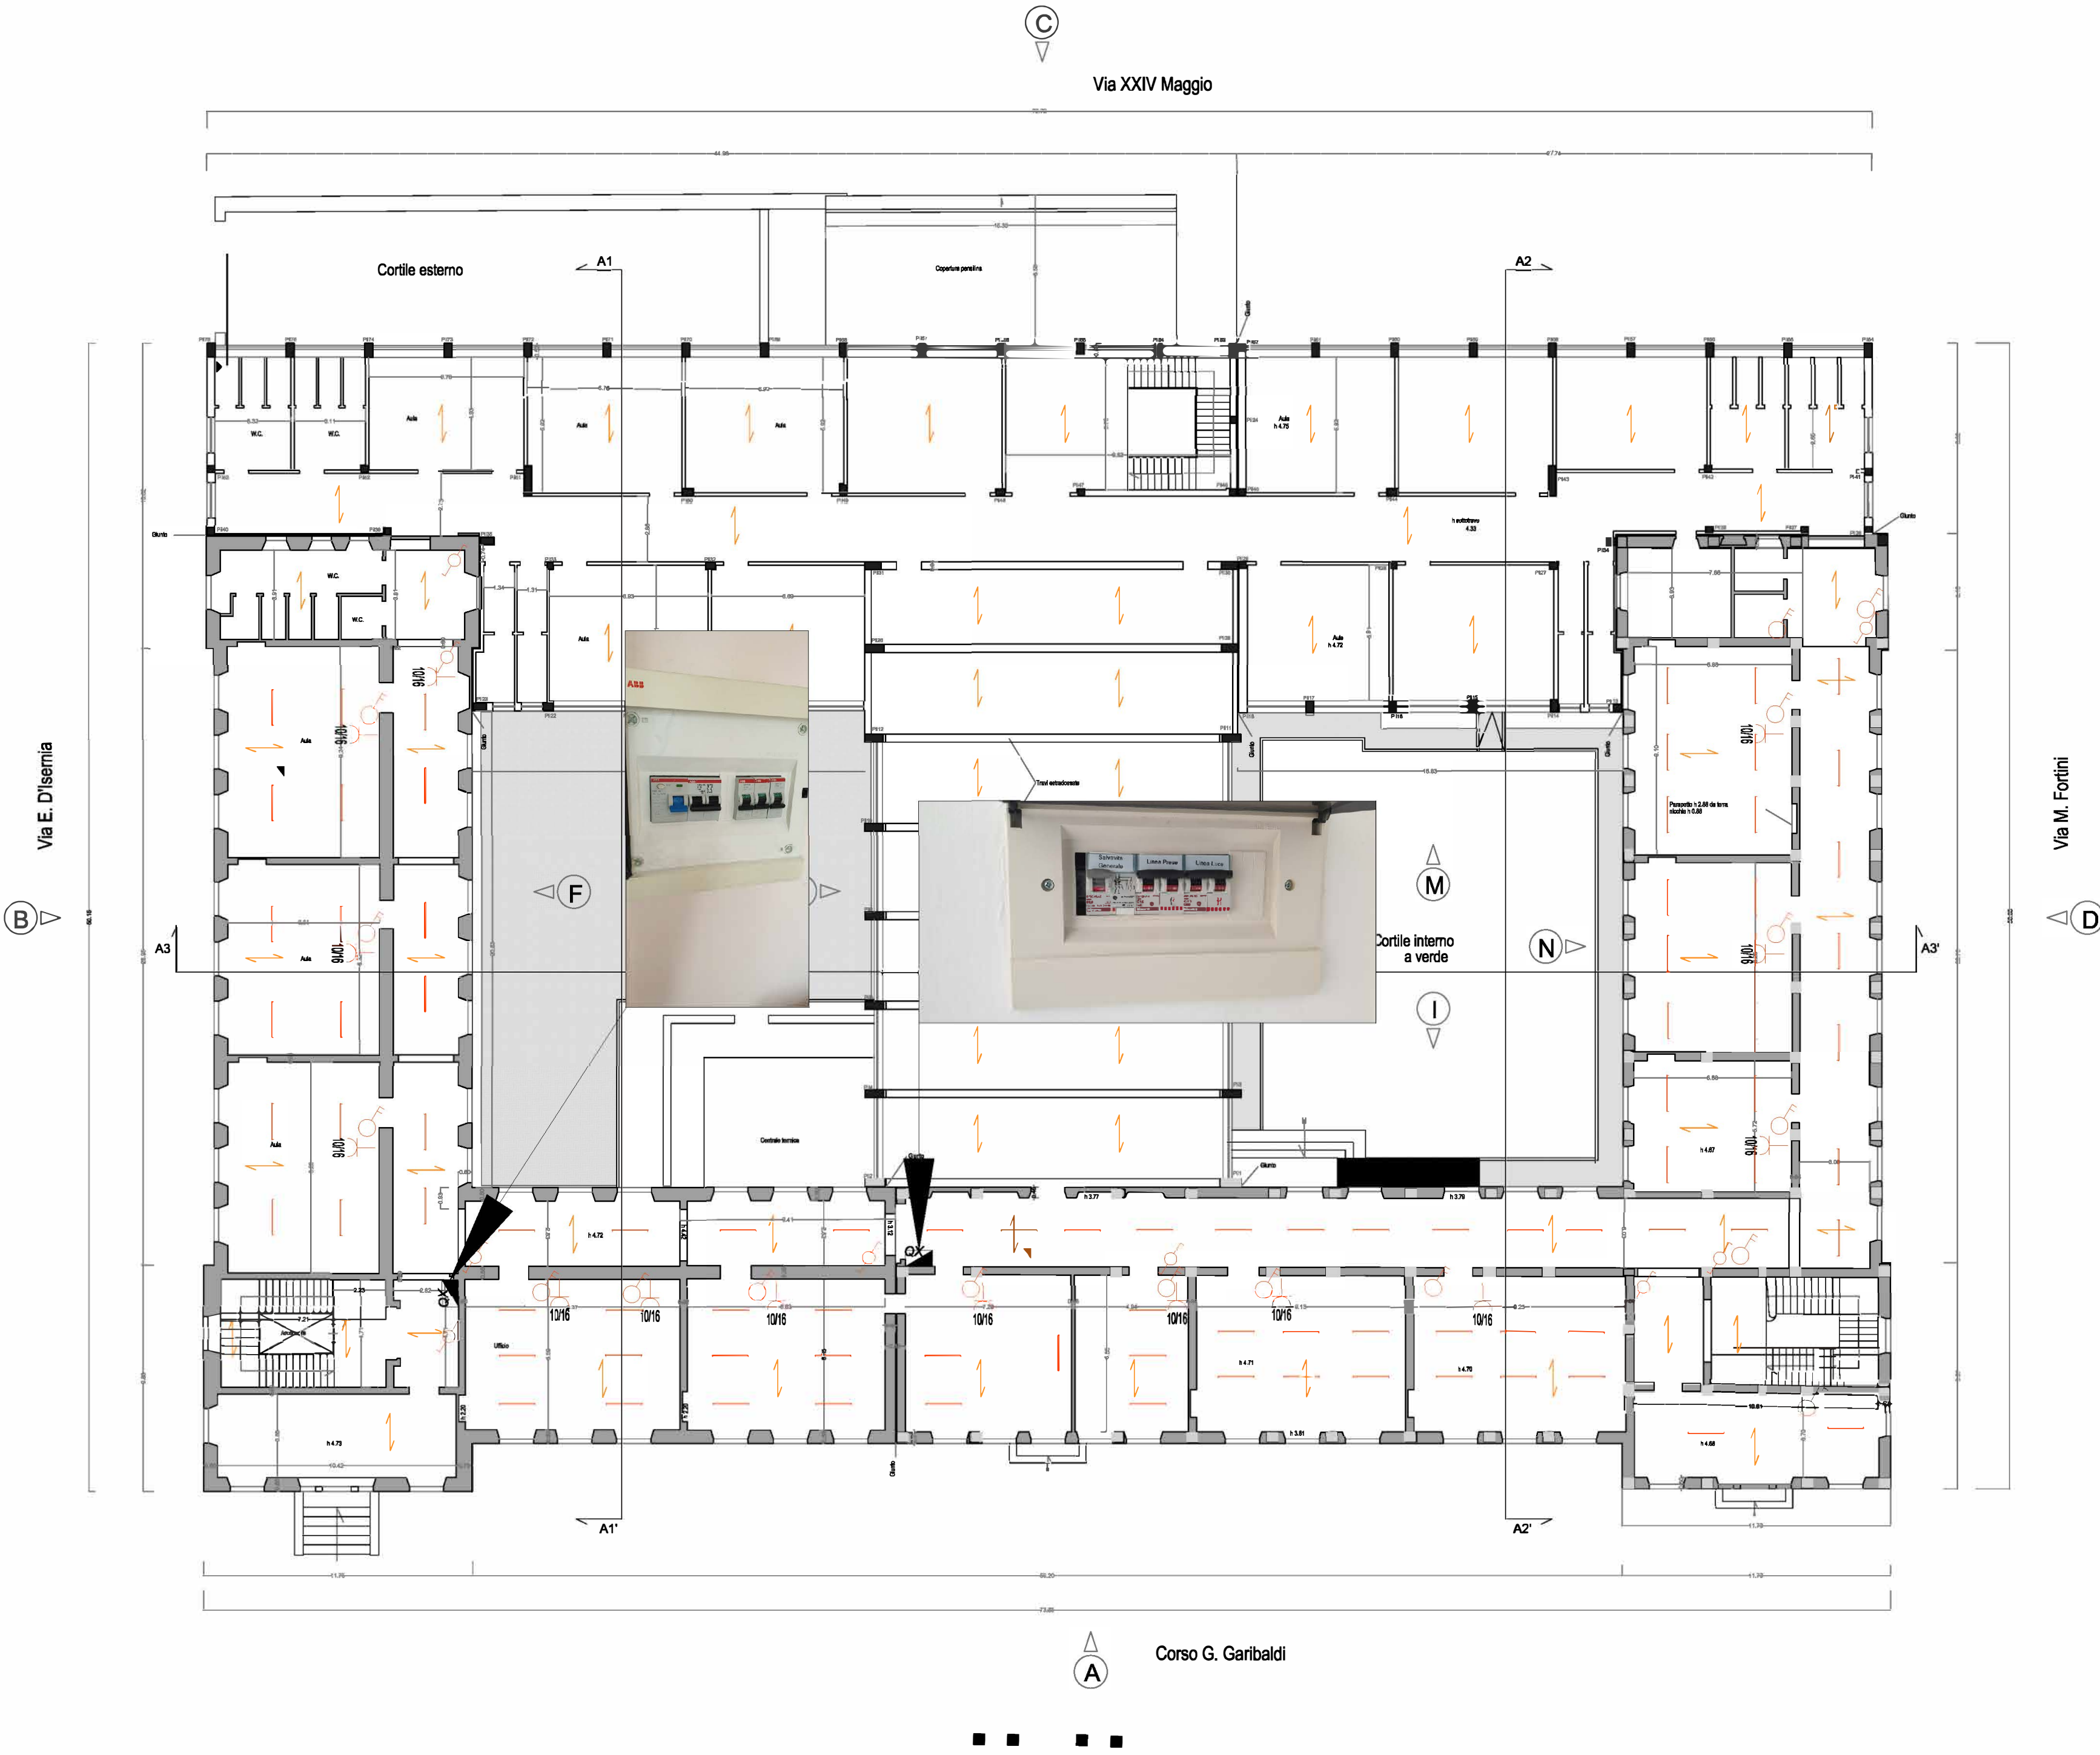

REGIONE MOLISE
COMUNE DI ISERNIA
Medaglia d'Oro

PROGETTO DEFINITIVO
RECUPERO FUNZIONALE E STRUTTURALE
DELL'ISTITUTO SCUOLA ELEMENTARE E MATERNA
" SAN GIOVANNI BOSCO "
1° LOTTO FUNZIONALE

8. PROGETTO DELL'IMPIANTO ELETTRICO
8.2 Particolari Impianto - stato di fatto

Isernia, li GENAIO 2020 Rev. 1

I Progettisti

Agapito PELLECCIA
architetto

Antonio DI TANNA
architetto

II R.U.P.
Antonio RICCHIUTI
ingegnere