


LEGENDA

	PROTETTORE LED DA 250 W
	PLACONERIA LINEARE LED 1 x 40 W
	PLACONERIA LINEARE CON LAMPARA LED 1 x 12 W
	POZZETTO CON DISPERSIONE A CROCE
	CAVO DI DISPERSIONE DI TERRA
	QUADRO ELETTRICO GENERALE
	SOTTO QUADRO ELETTRICO
	SOTTO QUADRO ELETTRICO DI SERVIZIO
	GIROVANO CON INTERRUZIONE DI PROTEZIONE
	CARINATA CON INTERRUZIONE DI PROTEZIONE
	COLLETTORE DI TERRA
	PALISANTE DI SCAMIO ELETTRICO
	LAMPADINE DI PROTEZIONE LED 11W con batterie impresse

PIANTA SEMINTERRATO

Scala 1:200

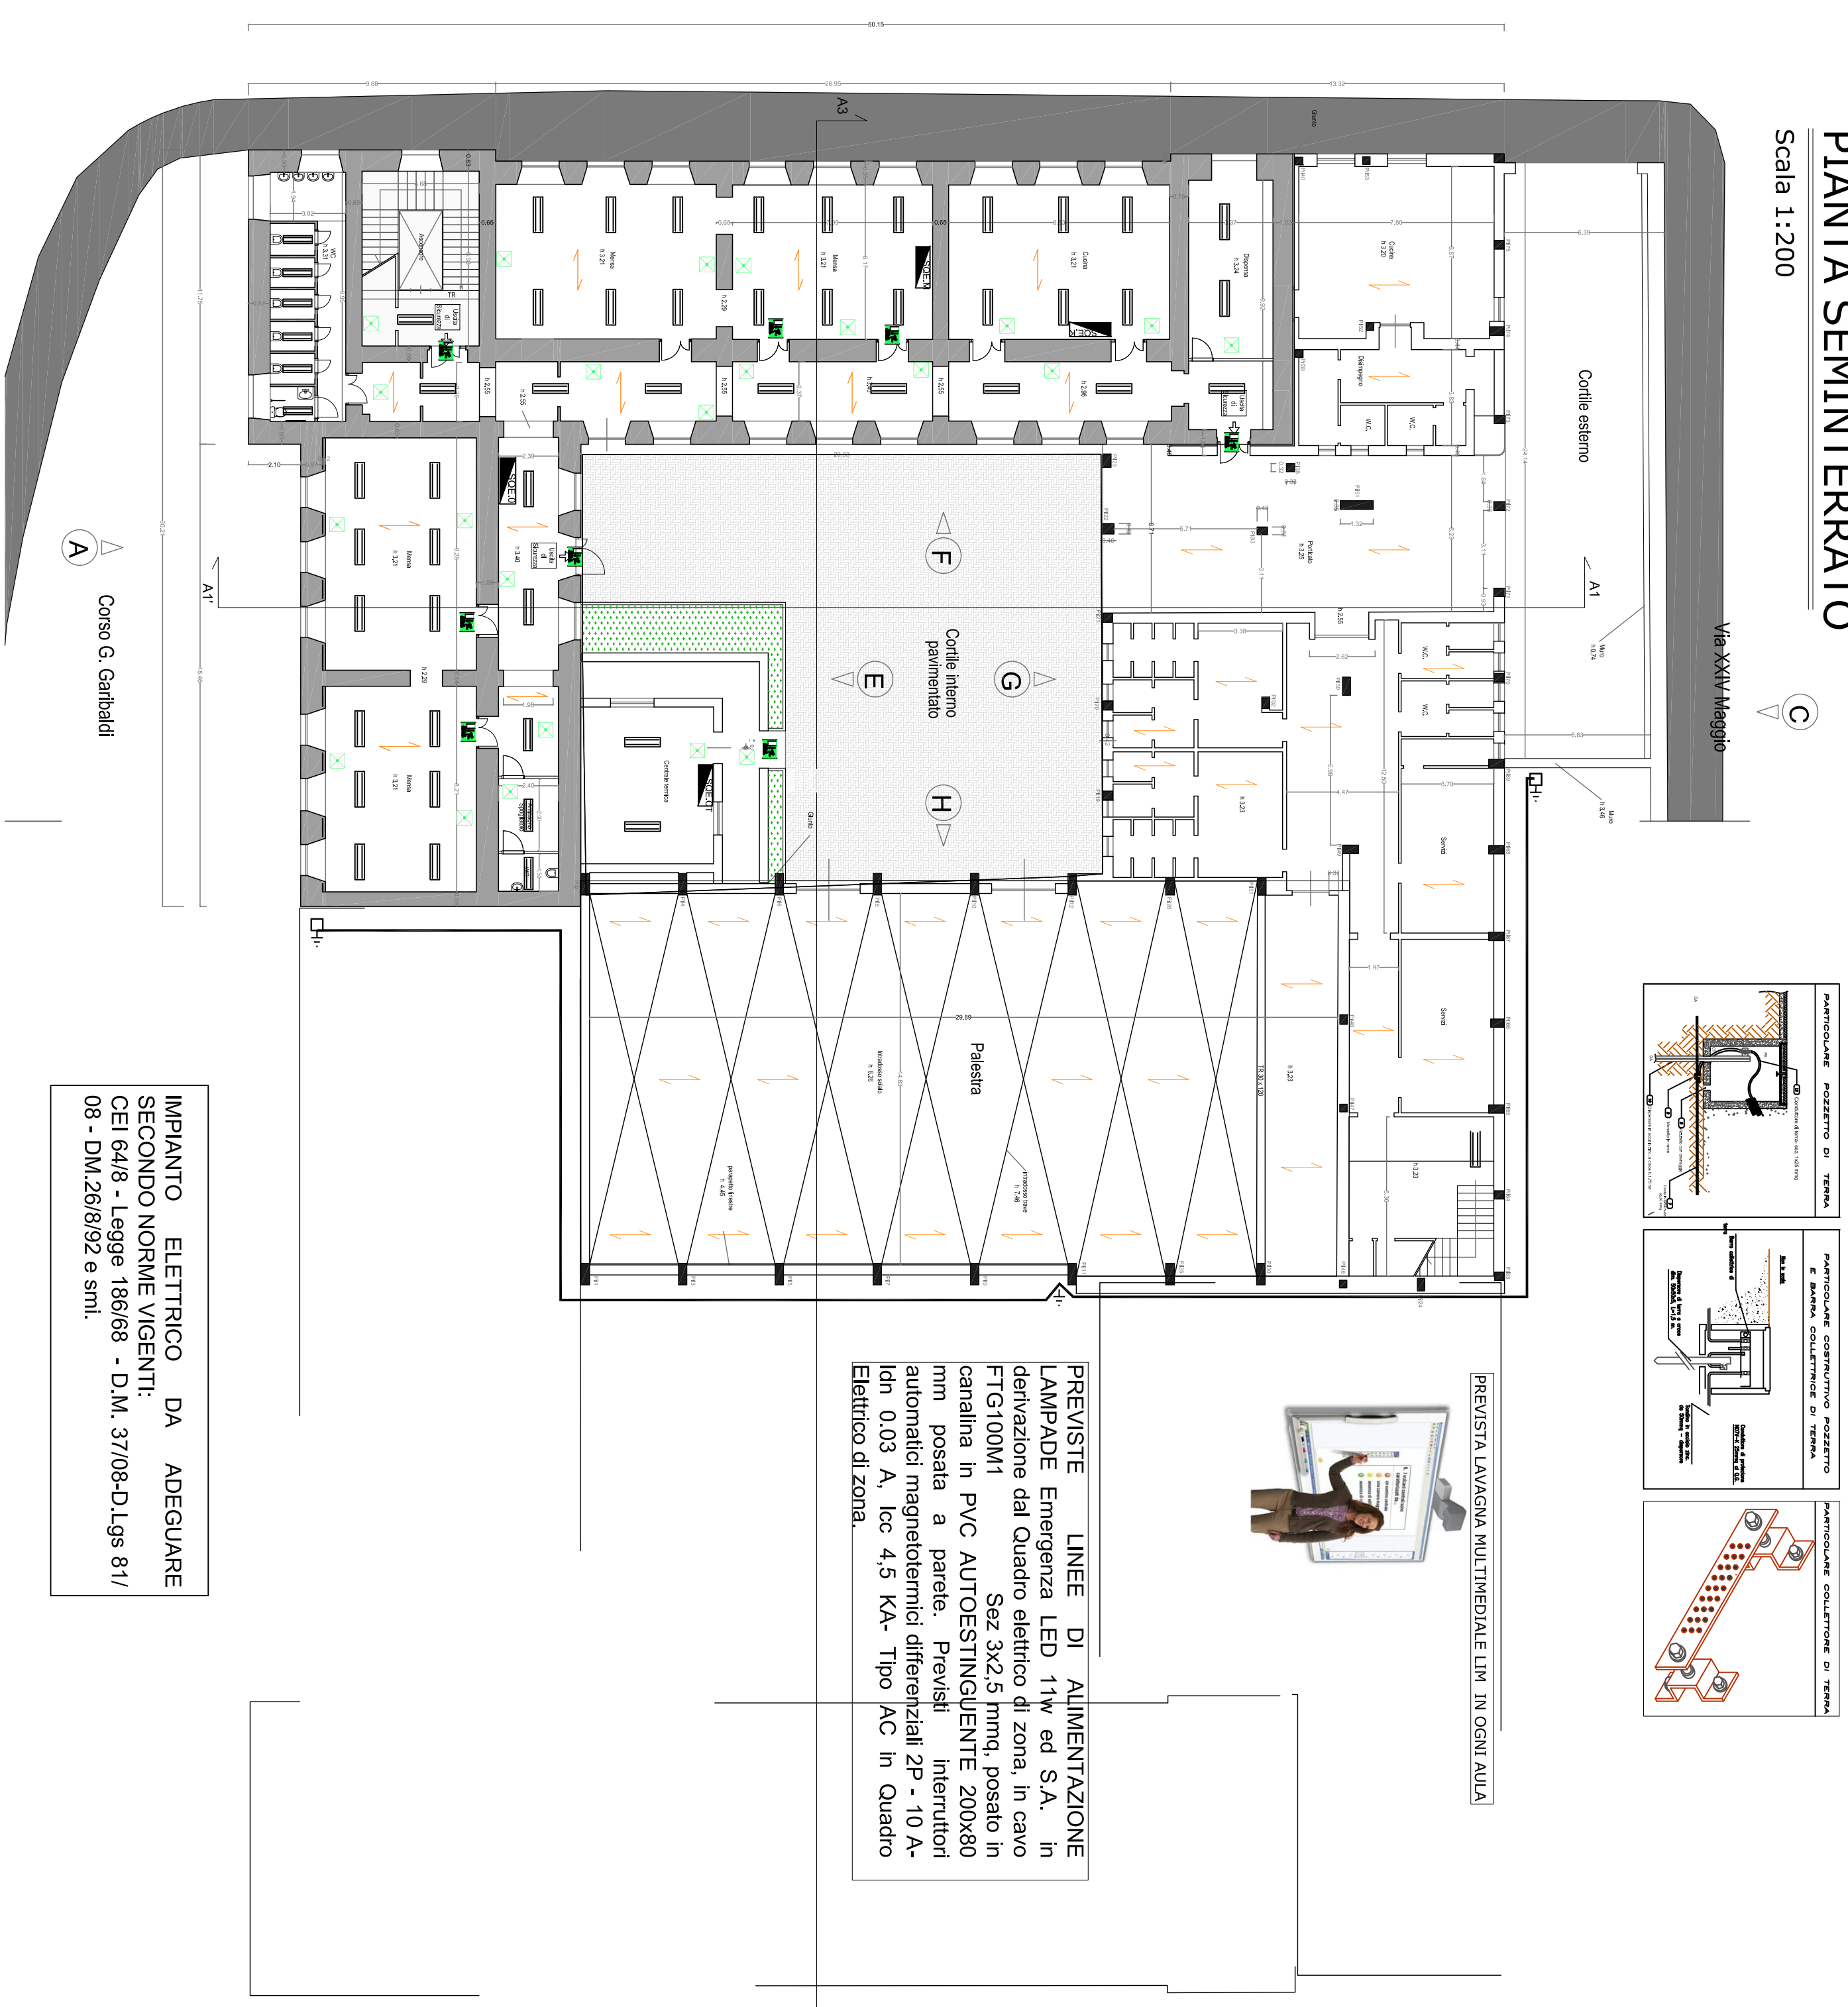


PIANTA PIANO TERRA

Scala 1:200



PIANTA PIANO PRIMO

Scala 1:200

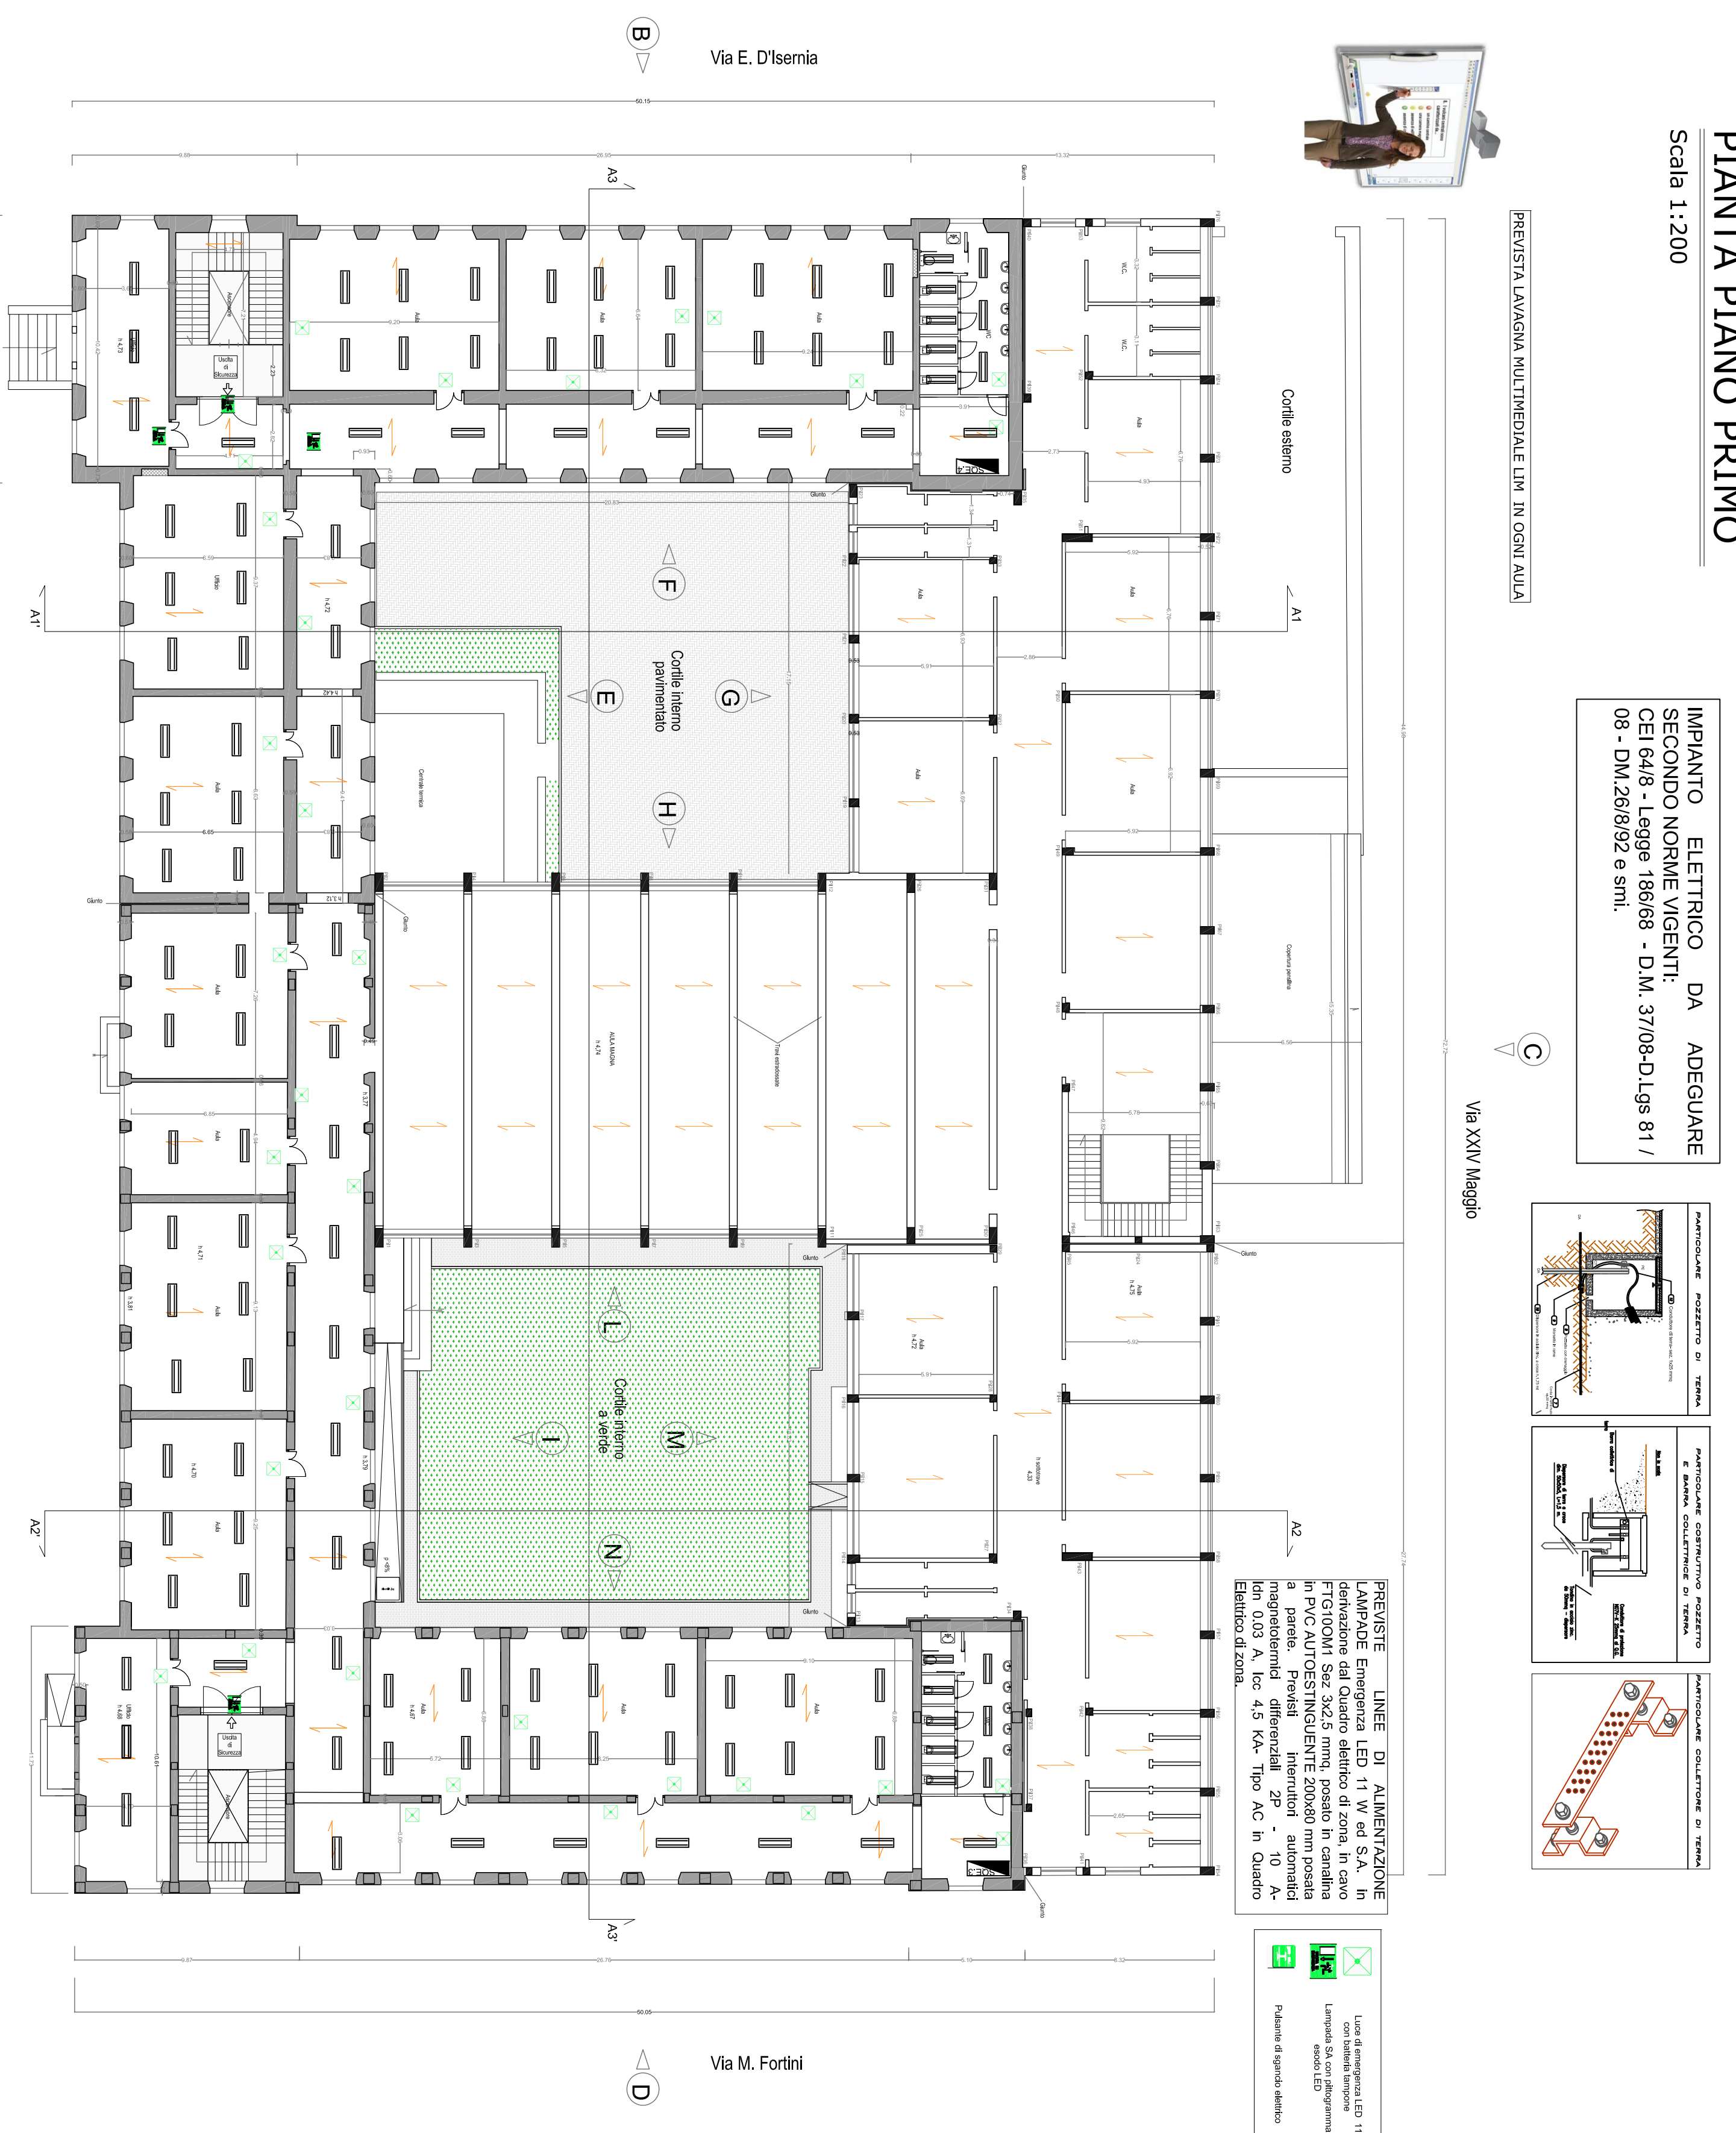

REGIONE MOLISE
COMUNE DI ISERNA
Medaglia d'Oro

PROGETTO PER L'INTERNO
RECUPERO FUNZIONALE STRUTTURALE
DELL'ISTITUTO SCUOLA ELEMENTARE E MATERNA
"SAN GIOVANNI BOSCO"
E LOTTO FUNZIONALE



8. PROGETTO DELL'IMPIANTO ELETTRICO

Interriti, 11 Gennaio 2020 Rev. 2

Progettista
Prof. Ing. PELLECCIA

Progettista
Prof. Ing. PELLECCIA

Progettista
Prof. Ing. PELLECCIA

Progettista
Prof. Ing. PELLECCIA

Progettista
Prof. Ing. PELLECCIA

Progettista
Prof. Ing. PELLECCIA

Progettista
Prof. Ing. PELLECCIA