
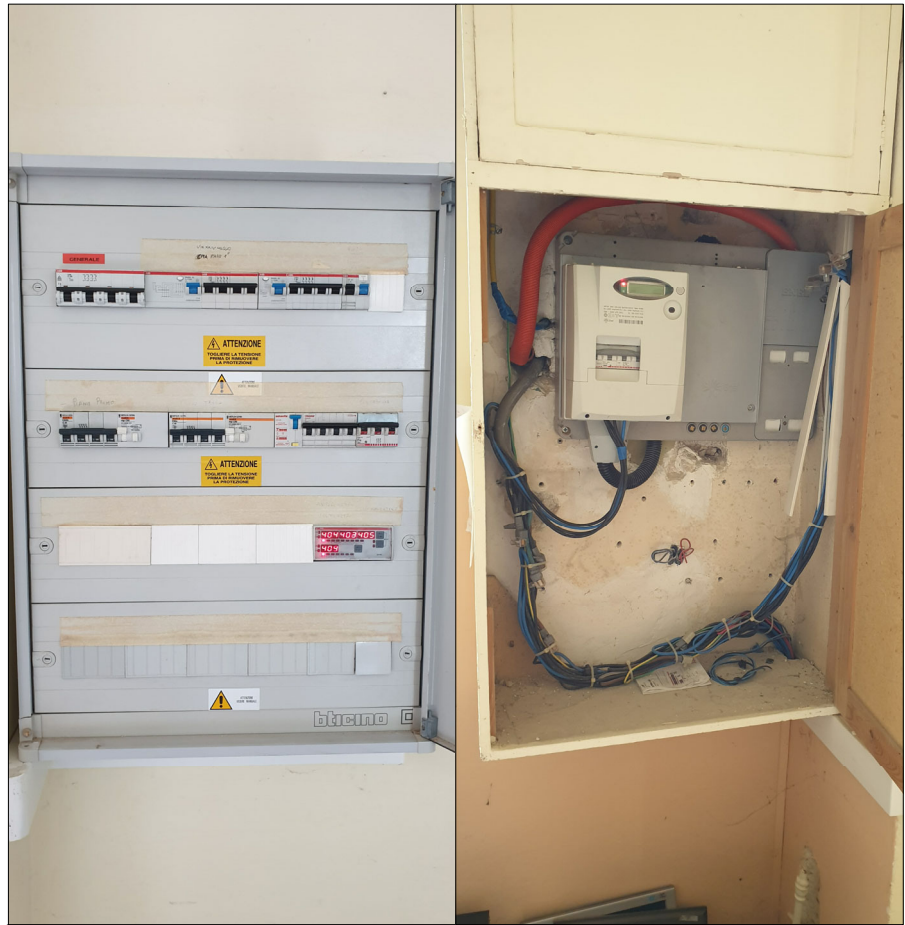


LEGENDA

SIMBOLO	DESCRIZIONE
	SOTTOQUADRO DI ZONA
	APPARECCHI DI COMANDO
	INTERRUTTORE BIPOLARE 2x10 A
	DEVIATORE
	PRESA A SPINA 2x10/16 A+T CON POLI PROTETTI
	Apparecchiatura d'illuminazione a tubi fluorescenti a soffitto

PIANTA PIANO TERRA

Scala 1:200

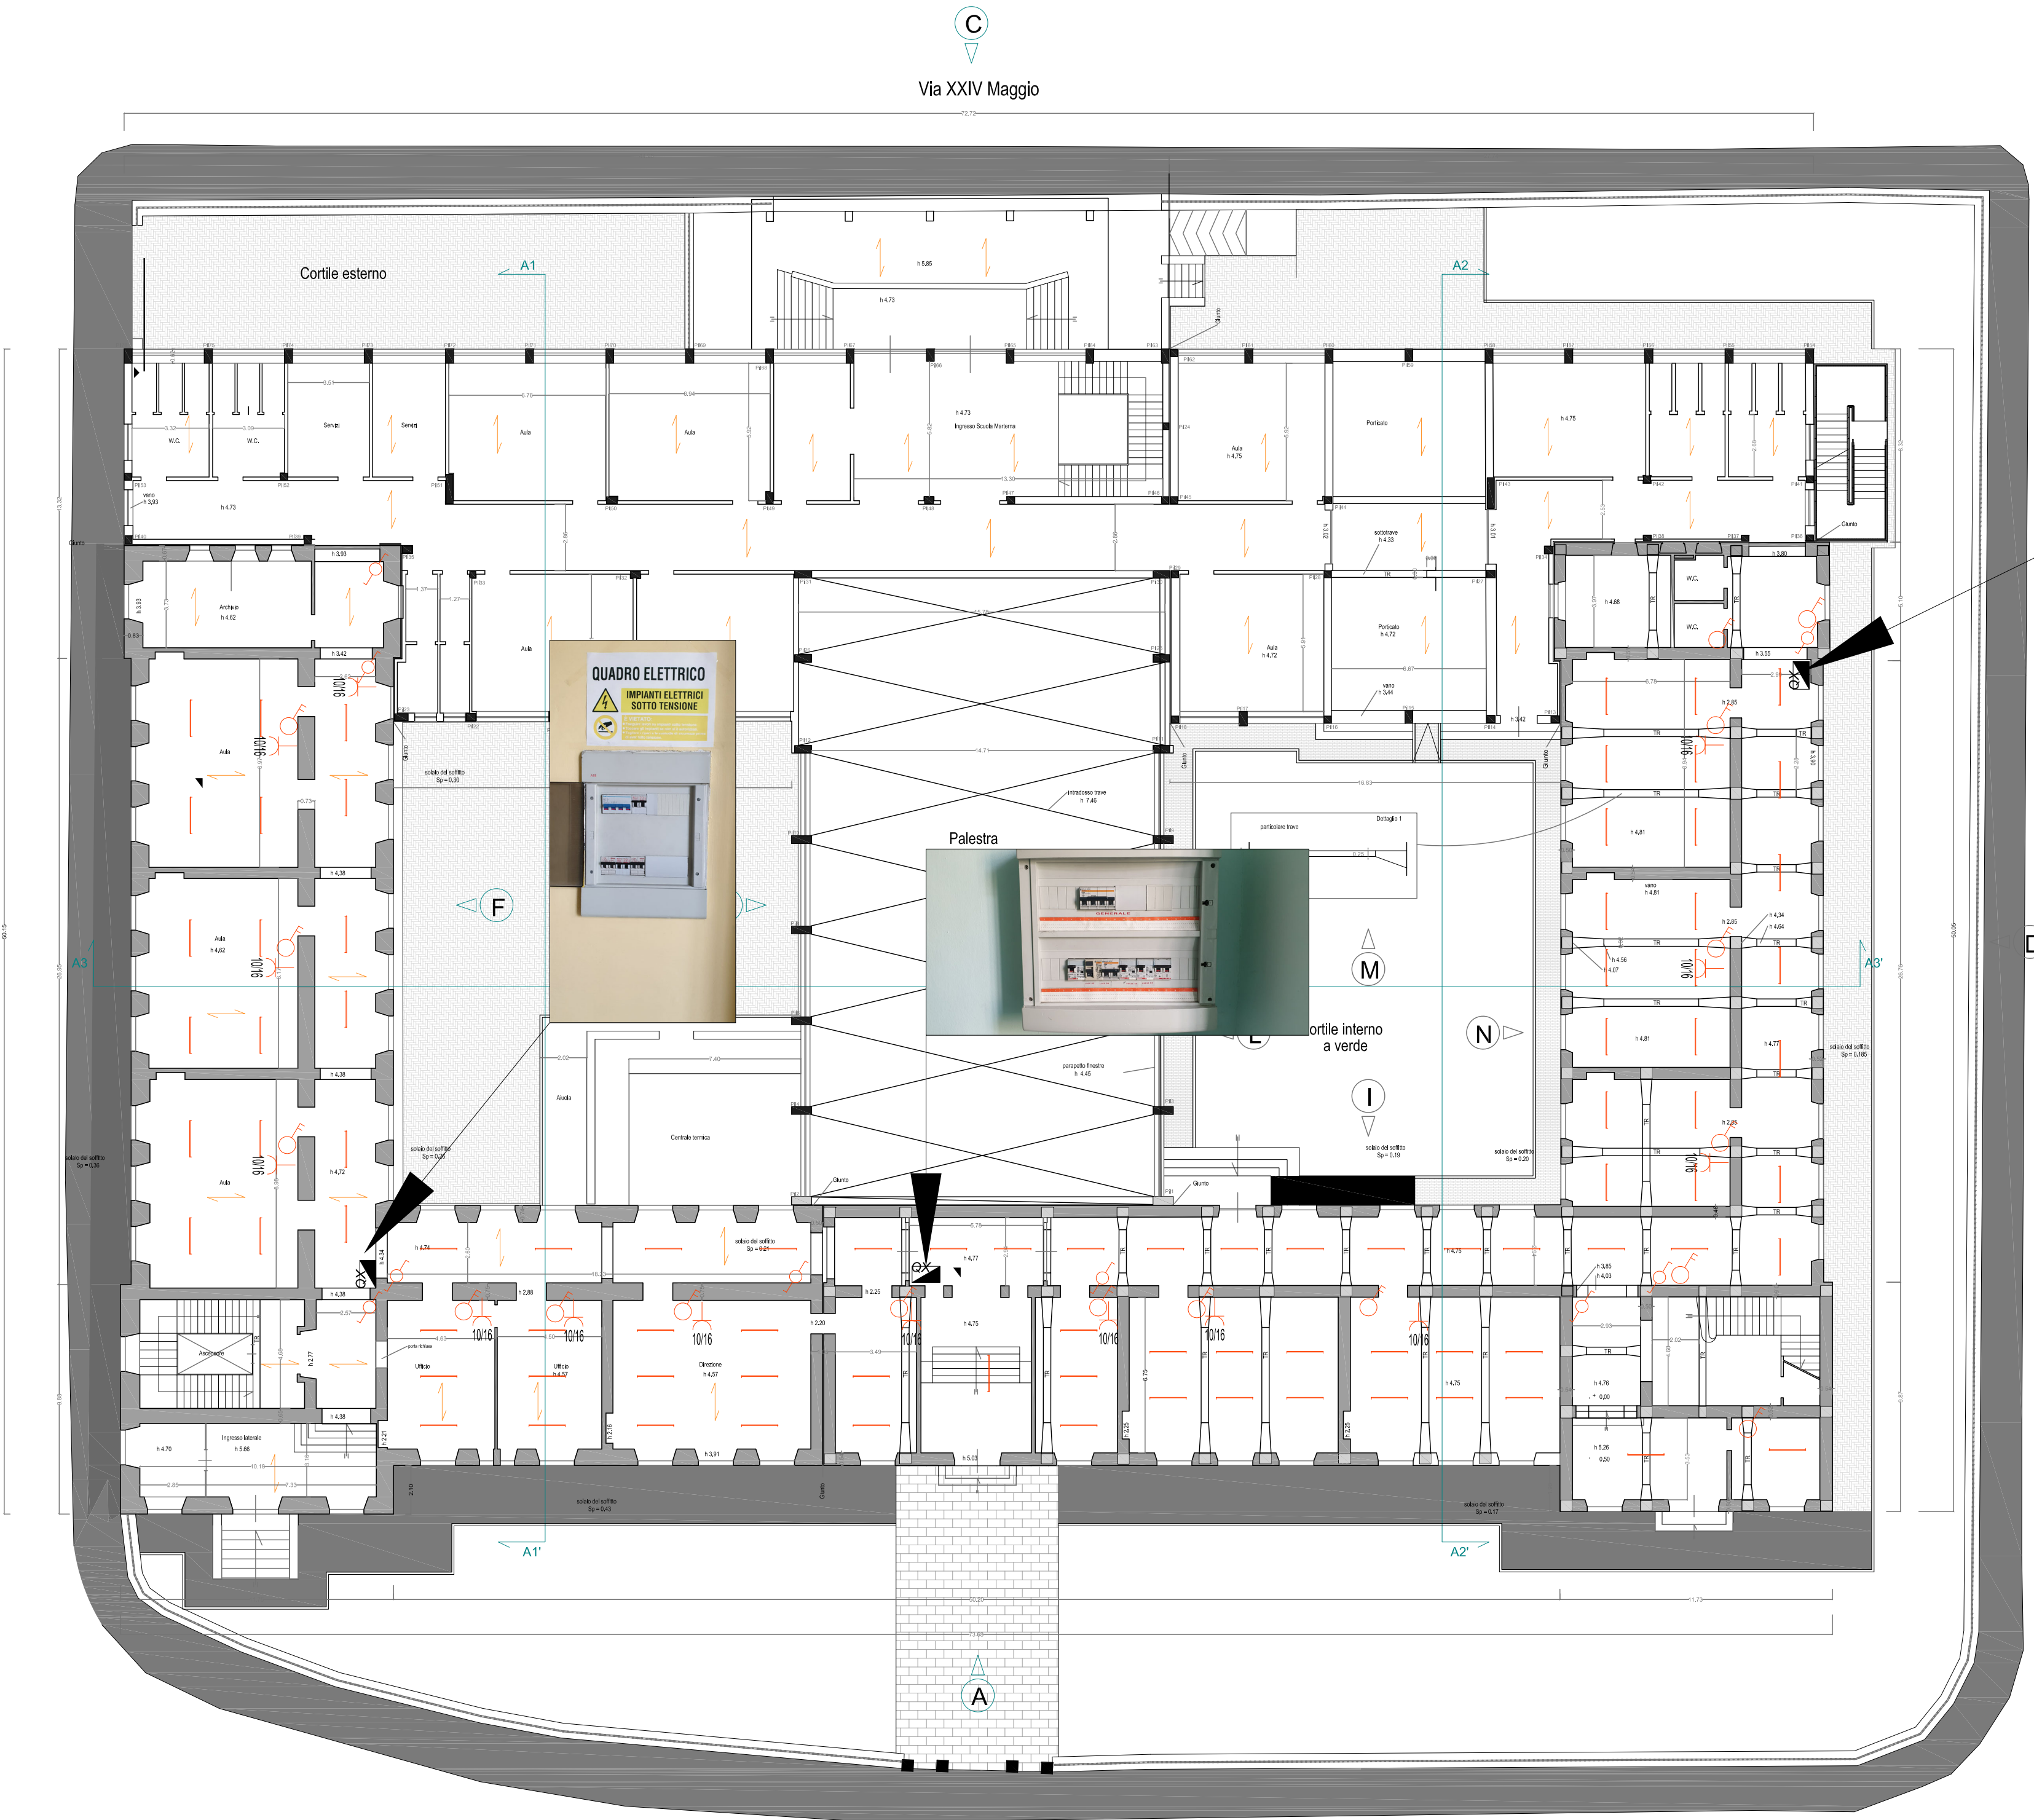

REGIONE MOLISE
COMUNE DI ISERNIA
Medaglia d'Oro



PROGETTO DEFINITIVO
RECUPERO FUNZIONALE E STRUTTURALE
DELL'ISTITUTO SCUOLA ELEMENTARE E MATERNA
" SAN GIOVANNI BOSCO "
1° LOTTO FUNZIONALE



8. PROGETTO DELL'IMPIANTO ELETTRICO

8.2 Disegni impianti - stato di fatto

Isernia, 11 Gennaio 2020 Rev. 1

I Progettisti

Agapito PELLECCIA

Ingegnere

10/16

10/16

Francesco DITURI

architetto

10/16

10/16

Antonio DI TANNA

architetto

10/16

10/16

II R.U.P.

Antonio RICCHIUTI

Ingegnere