

**COMUNE DI ISERNIA**  
**PROVINCIA DI ISERNIA**



R  
E  
G  
I  
O  
N  
E  
  
M  
O  
L  
I  
S  
E

**Riqualificazione sostenibile  
dell'edificio scolastico  
San Pietro Celestino**

Decreto del Ministero dell'Istruzione e della Ricerca 28-11-2017, n.929

Decreto MIUR n. 1007/27-12-2017

**PROGETTO DEFINITIVO**

Denominazione:		Codice Elaborato:	Progressivo:
Impianto di ventilazione meccanica controllata Schemi		I.3.2	30
Data presentazione:	Estremi di approvazione:	Revisione:	Scala/e:
Dicembre 2019	_____	n. 2 - febbraio 2020	1:100

Progettisti



Ing. Emanuela Sassi  
via Umbria "Centro Commercio e Affari 1"  
86170 - Isernia



Ing. Gerardo Papa  
viale del Pentri 55/C  
86170 - Isernia

Committente/Proponente:

**COMUNE DI ISERNIA**


**SETTORE 3° - TECNICO**

**SERVIZIO 6°**

Piazza Michelangelo - 86170 Isernia


**Responsabile Unico del Procedimento**

ing. Antonio Ricchiuti

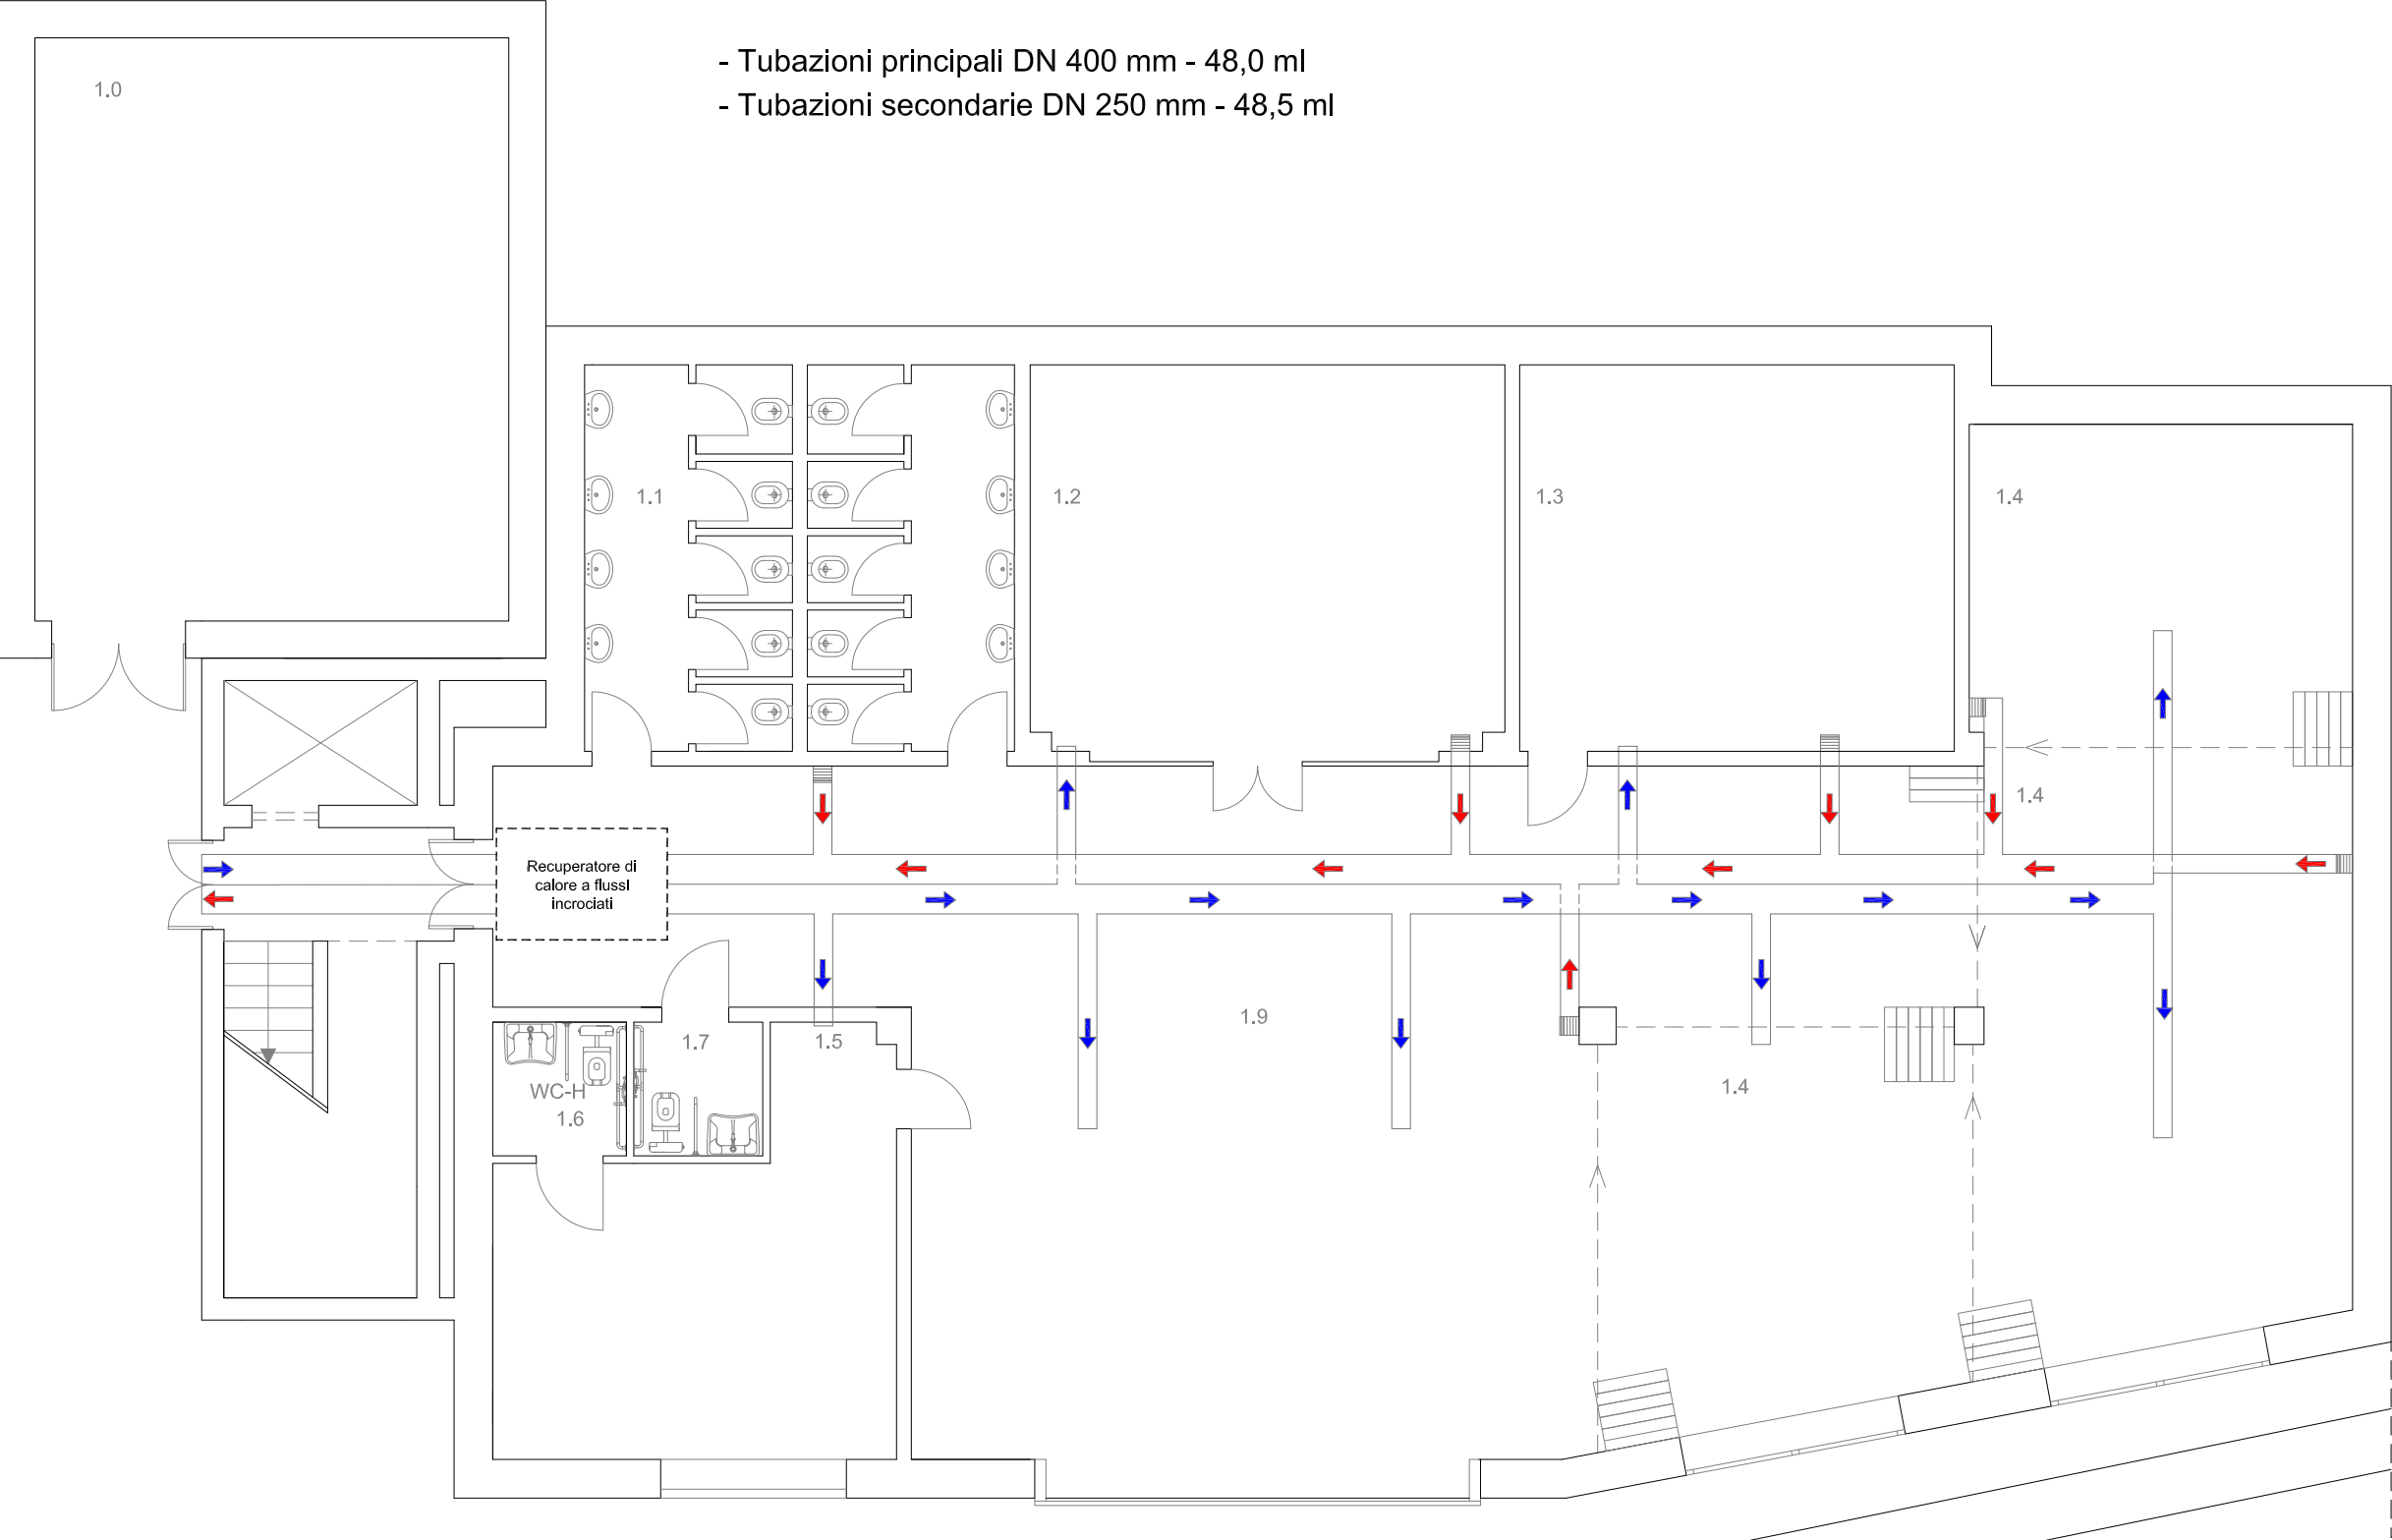


PIANTA PIANO SEMINTERRATO  
scala 1:100

- Tubazioni principali DN 400 mm - 45,7 ml
- Tubazioni secondarie DN 250 mm - 49,0 ml

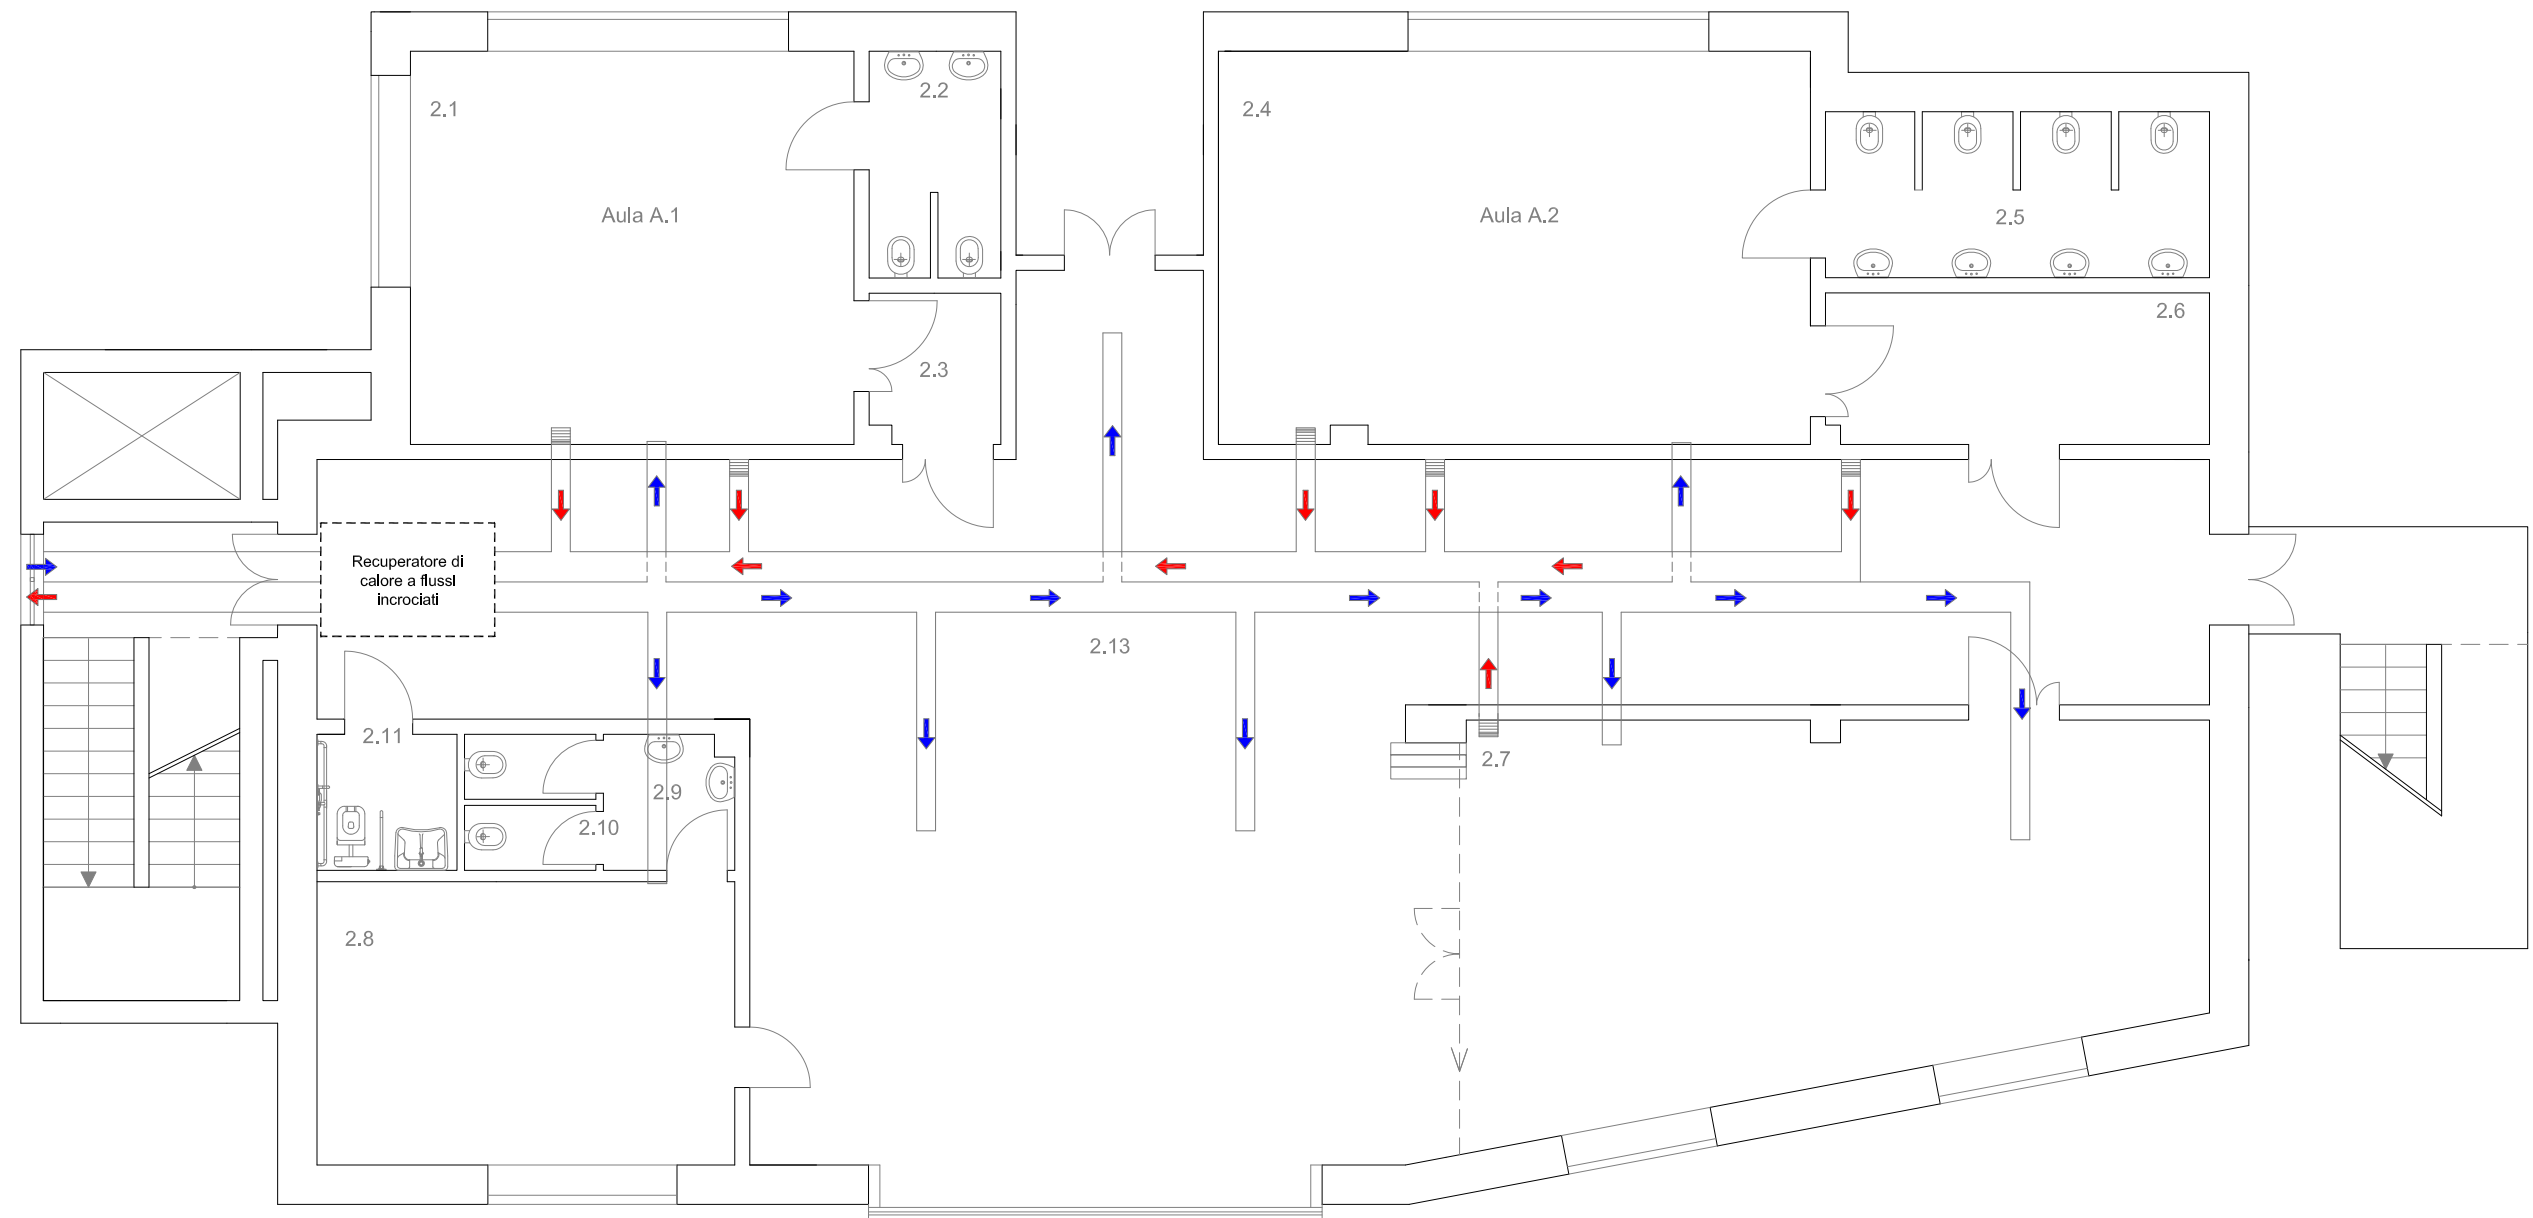

PIANTA PIANO TERRA  
scala 1:100

- Tubazioni principali DN 400 mm - 45,7 ml
- Tubazioni secondarie DN 250 mm - 45,5 ml

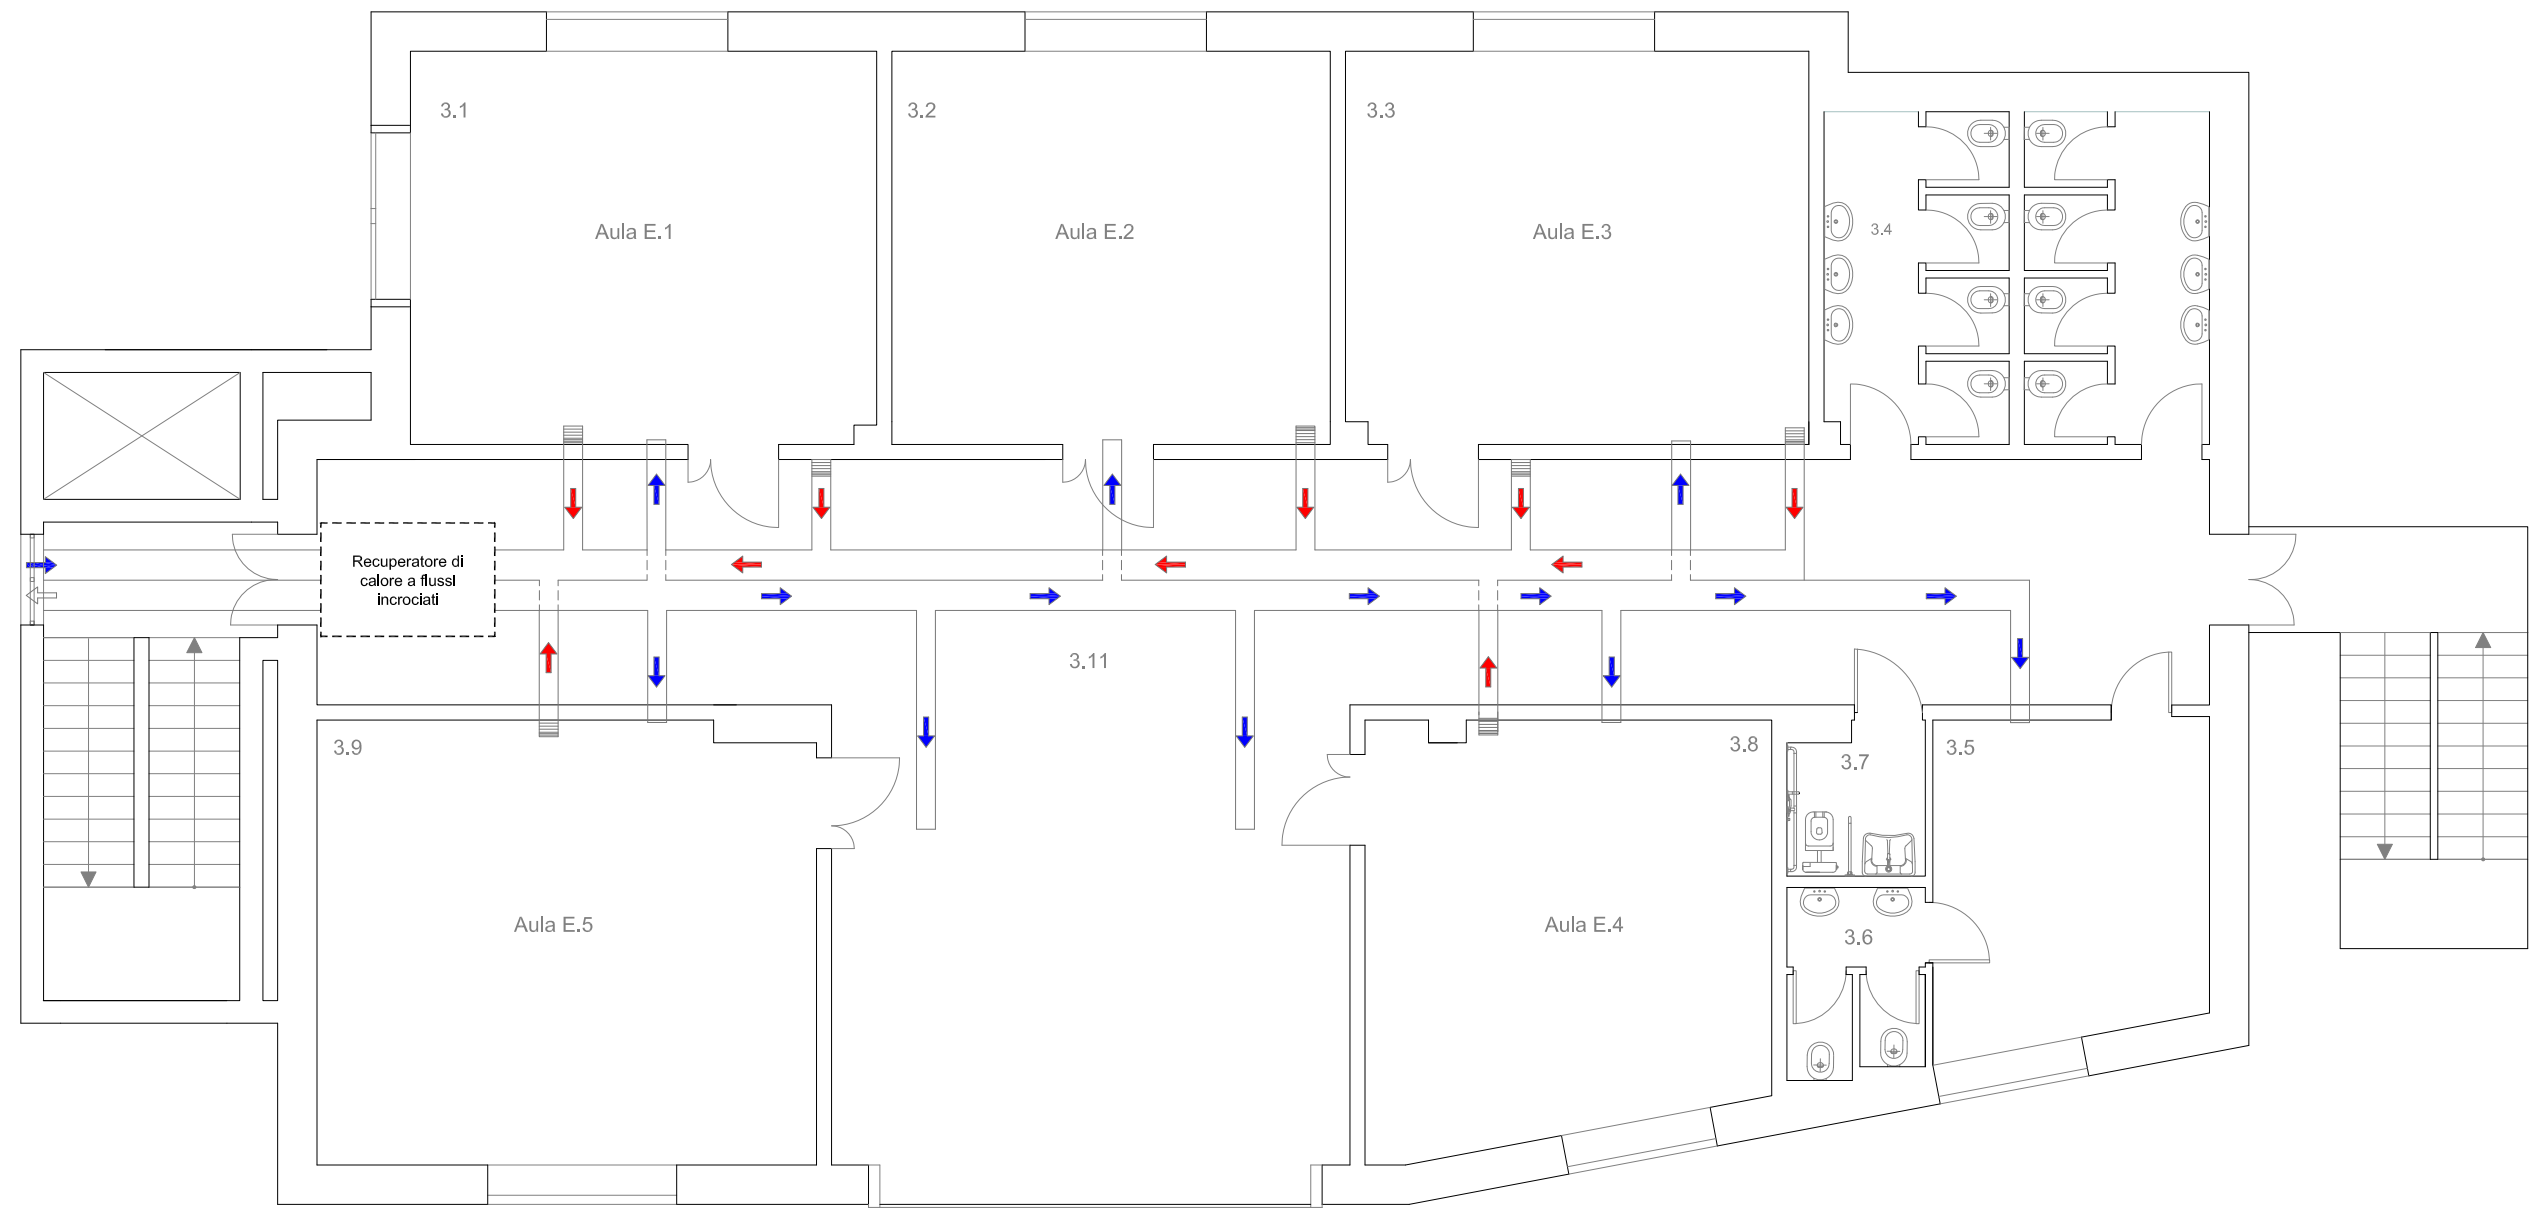

PIANTA PIANO PRIMO  
scala 1:100