



PIANTA PIANO TERRA  
Scala 1:100

LEGENDA:

- dalla rete idrica principale
- montanti acqua calda e fredda e ricircolo
- tubazione acqua fredda multistrato completo di coibentazione
- tubazione acqua calda multistrato completo di coibentazione
- tubazione ricircolo acqua calda multistrato completo di coibentazione
- Collettore idrico sanitario
- valvole di intercettazione
- tubazione p.esit per scarico acque nere

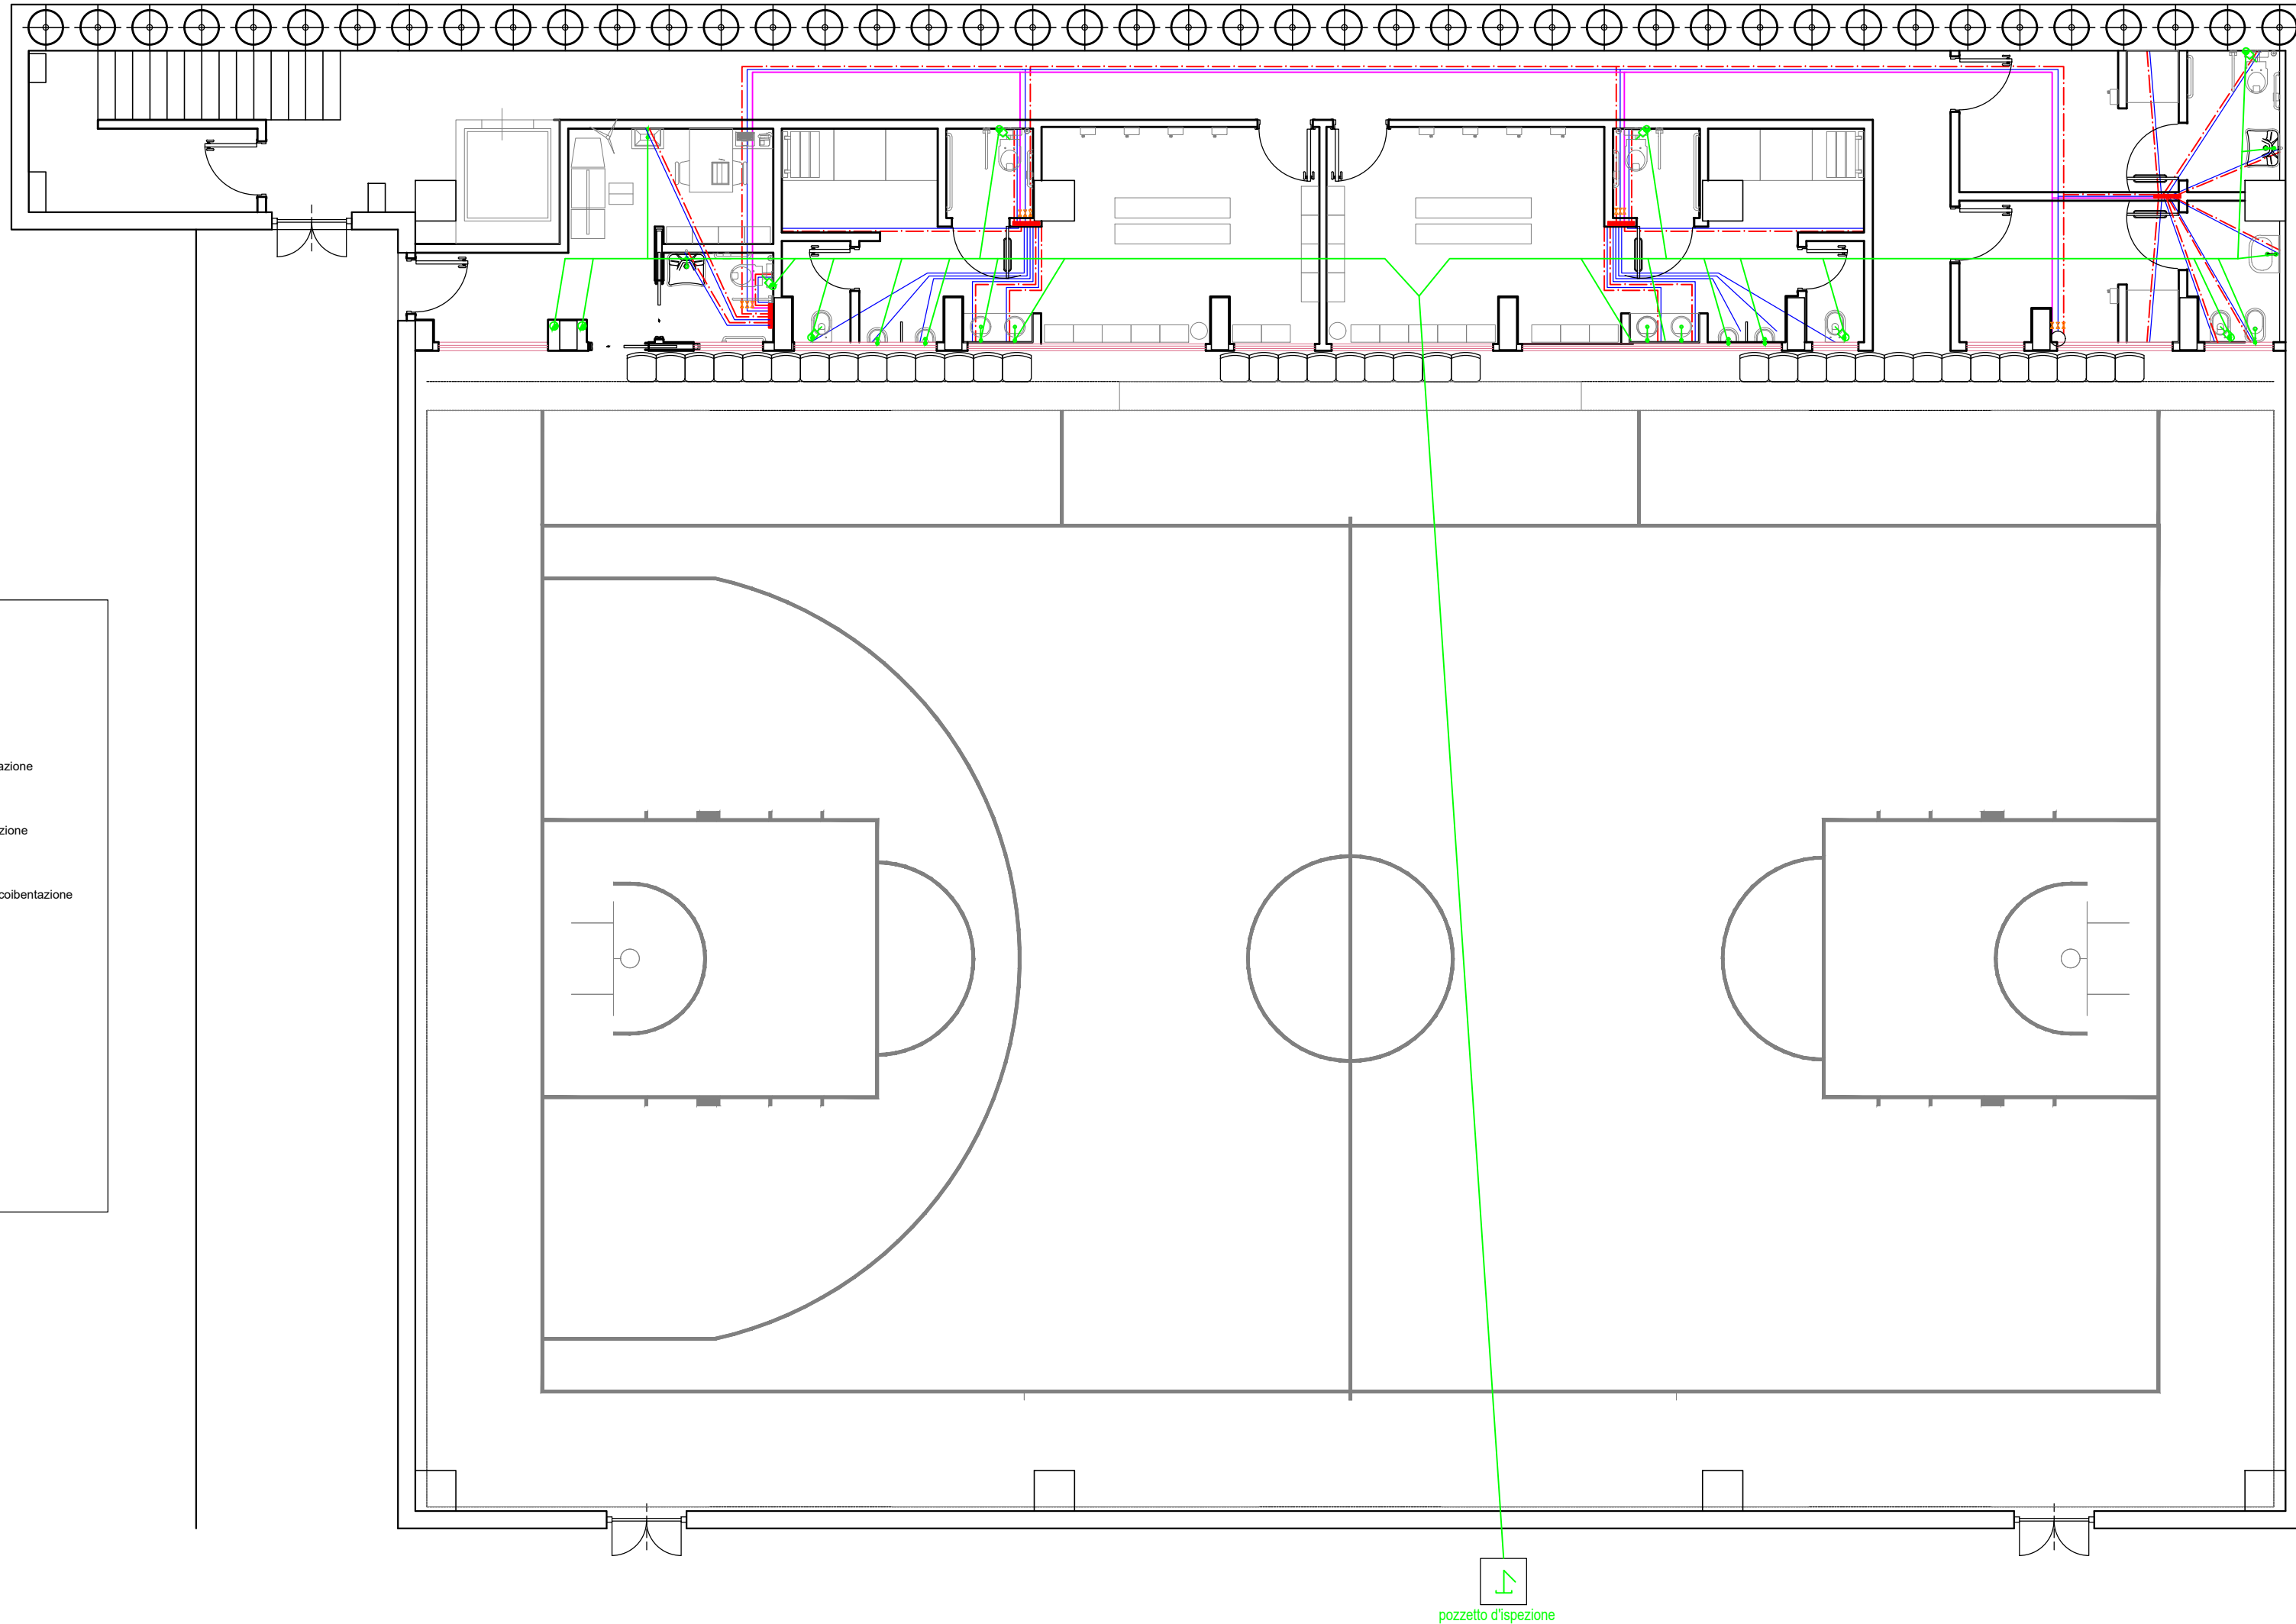

PIANTA PIANO SPETTATORI  
Scala 1:100

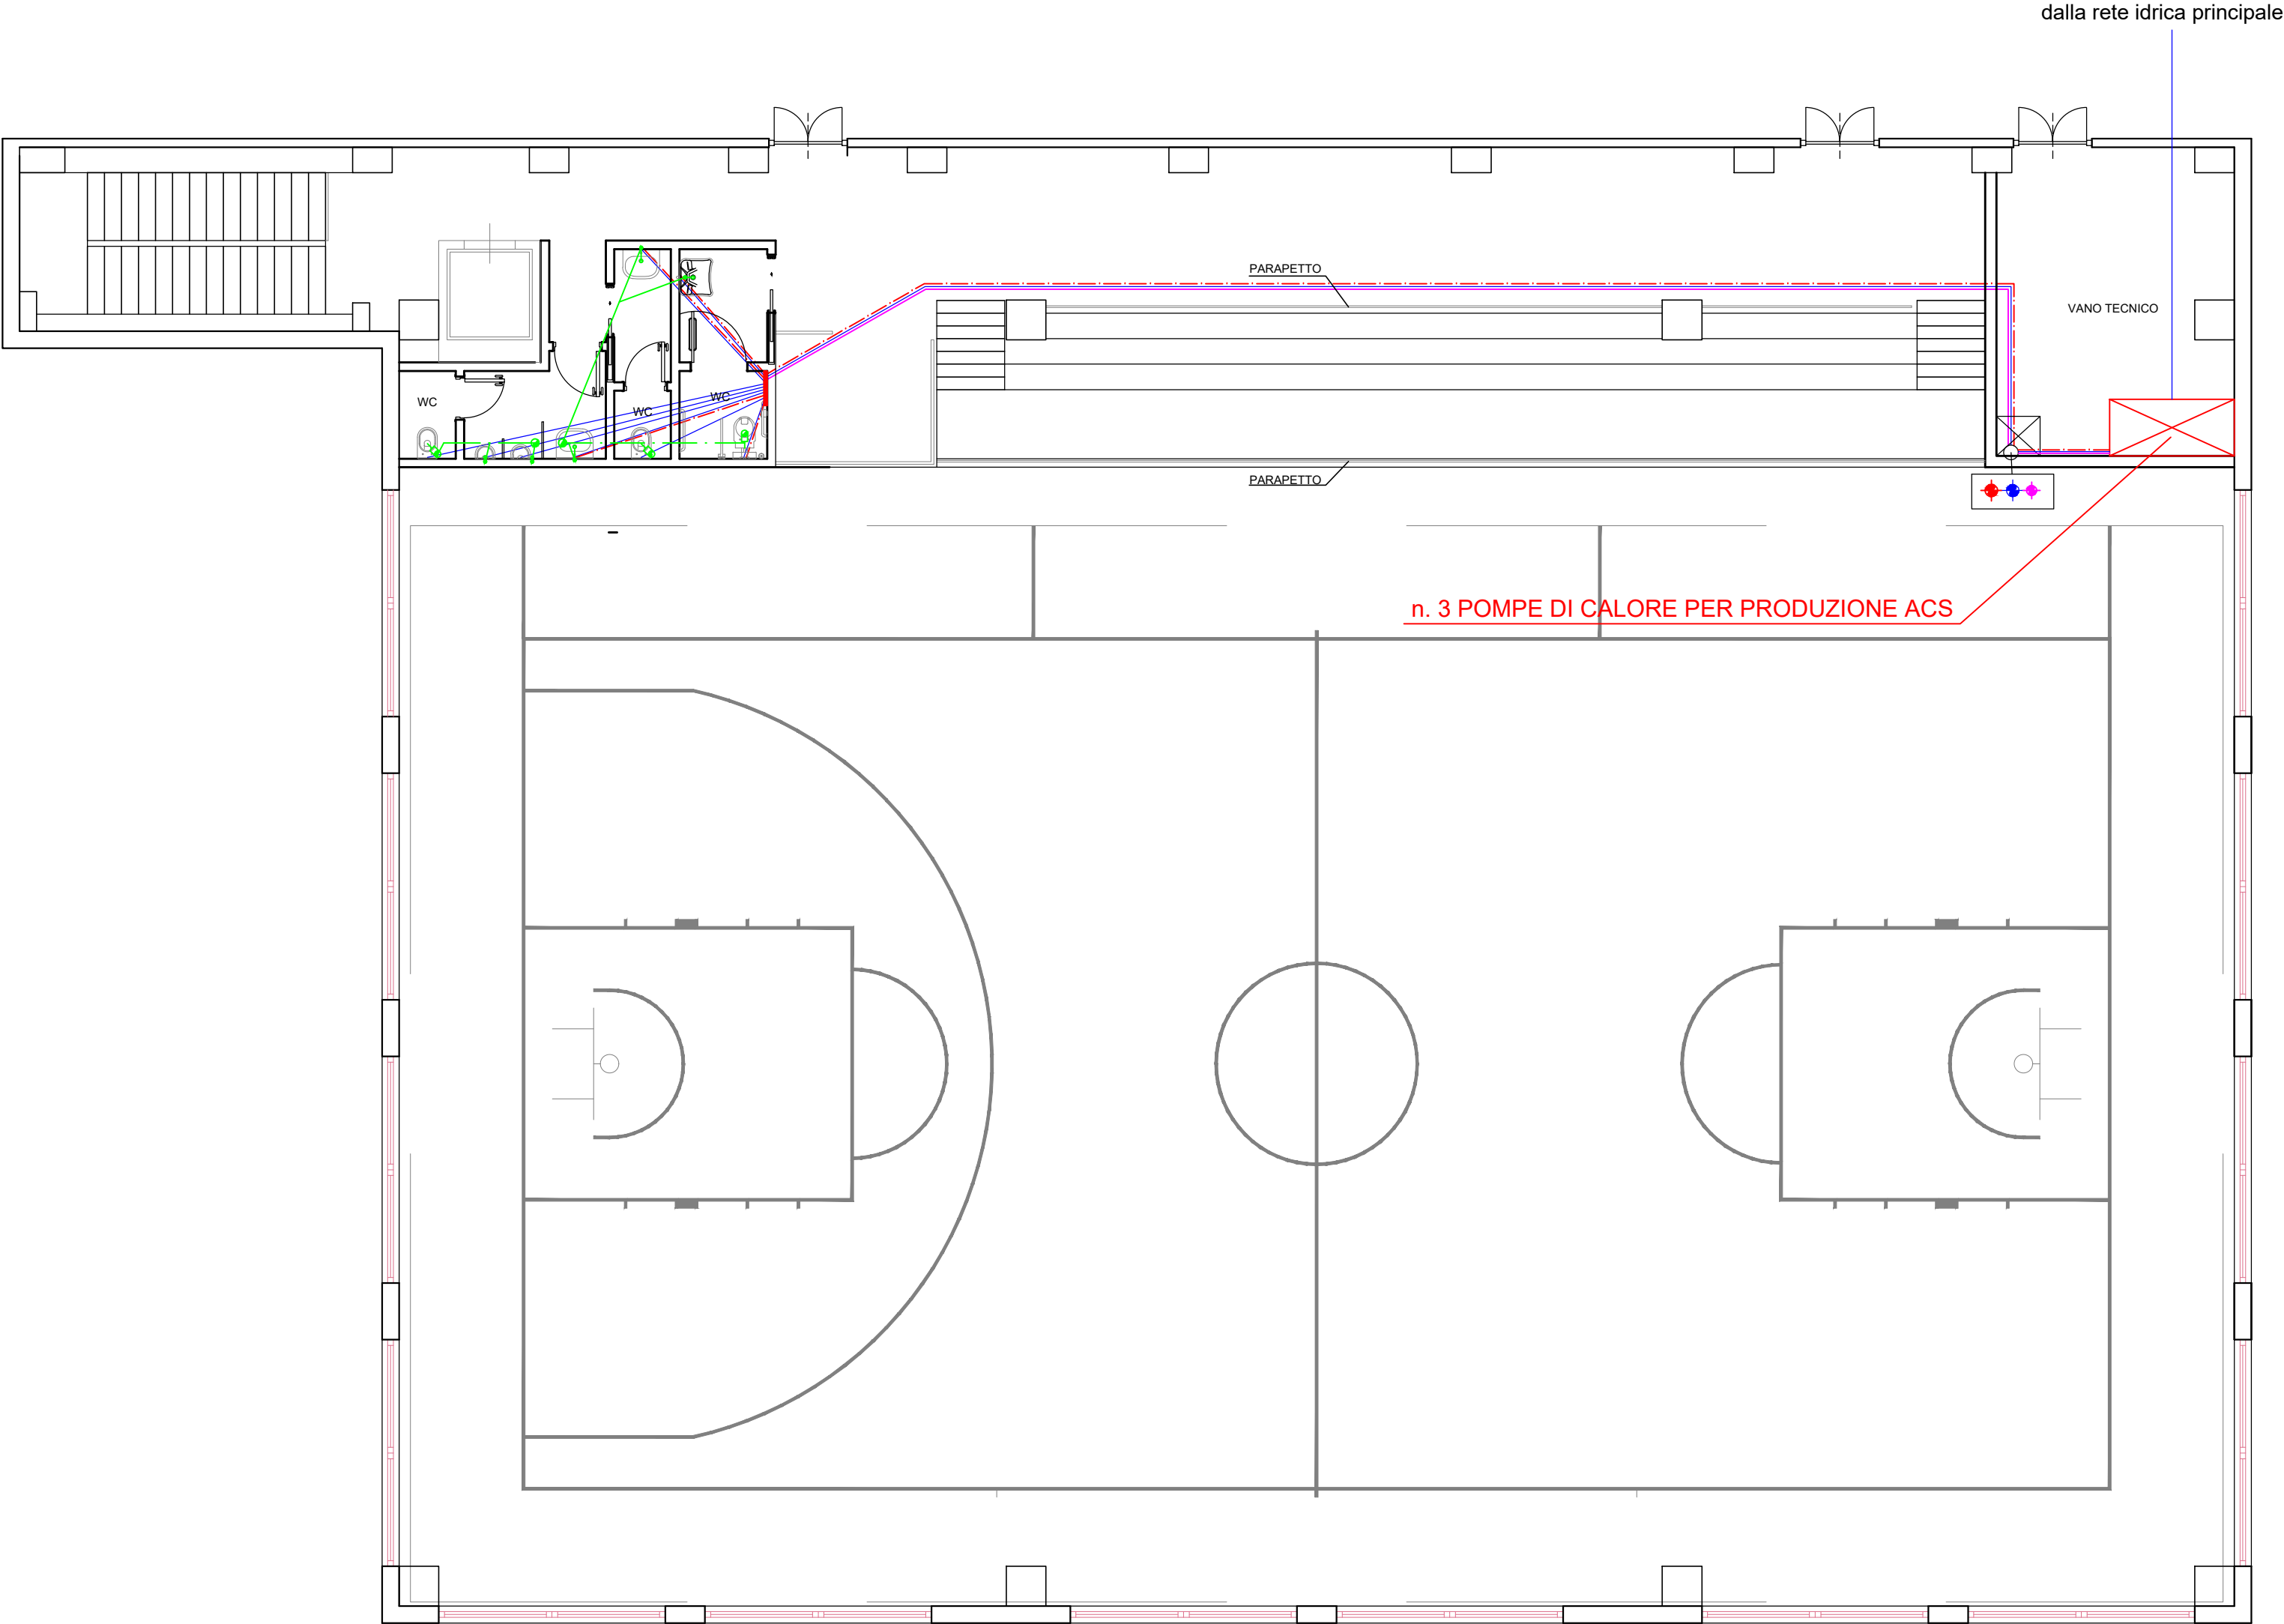

REGIONE MOLISE  
COMUNE DI ISERNIA  
- Provincia di Isernia -



PROGETTO ESECUTIVO	
Committente:	COMUNE DI ISERNIA
Progettista:	dott. ing. Giancarlo Chiacchiarì Via Libero Testa, 75 86170 Isernia Tel. 0865410224 Fax 0865410224 E-mail: giancarlochiacchiarì@libero.it

TAVOLA	Tav. 6.2 - Progetto: impianto idro-sanitario
OGGETTO	Realizzazione di una palestra in adiacenza alla sede del
	plesso scolastico "Vittorio Tagliente" nel quartiere San Lazzaro.
	In catasto al Foglio 80, particella 434.
SCALA	1:100
DATA	Settembre 2020

CODICE E|A|6|2

REV. A|0|1



PROGETTISTA

DIRETTORE DEI LAVORI

IMPRESA ESECUTRICE

CALCOLATORE

COLLAUDATORE