


LEGENDA

LEGENDA SIMBOLI ANTICENDIO	
	Passaggio di livello obbligato
	Passaggio di livello facoltativo
	Passaggio di livello facoltativo con limitazioni
	PIANTA RESISTENTE A L. ULTIMO PER 120 MINUTI
	USCITA DI EMERGENZA
	ESTINTORE PORTATILE A POLVERE
	ESTINTORE PORTATILE A CARBONE CAIOFANO
	IMPIANTO DI ALLARME INCENDIO CON 12 LINEE E 12 UHLS E 12 UHLS
	ATTACCO INCENDIO AUTOMATICO
	PANCA DI SICUREZZA
	LUCE DI SICUREZZA - ILLUMINAZIONE DI EMERGENZA
	ACQUEDOTTO PER INCENDIO
	ELEVATORE DI FUGA DI EMERGENZA
	SISTEMA DI SEMPLIFICAZIONE INCENDIO A L. ULTIMO
	RAVVISATORE DI L. ULTIMO


PIANTA SEMINTERRATO

Scala 1:200

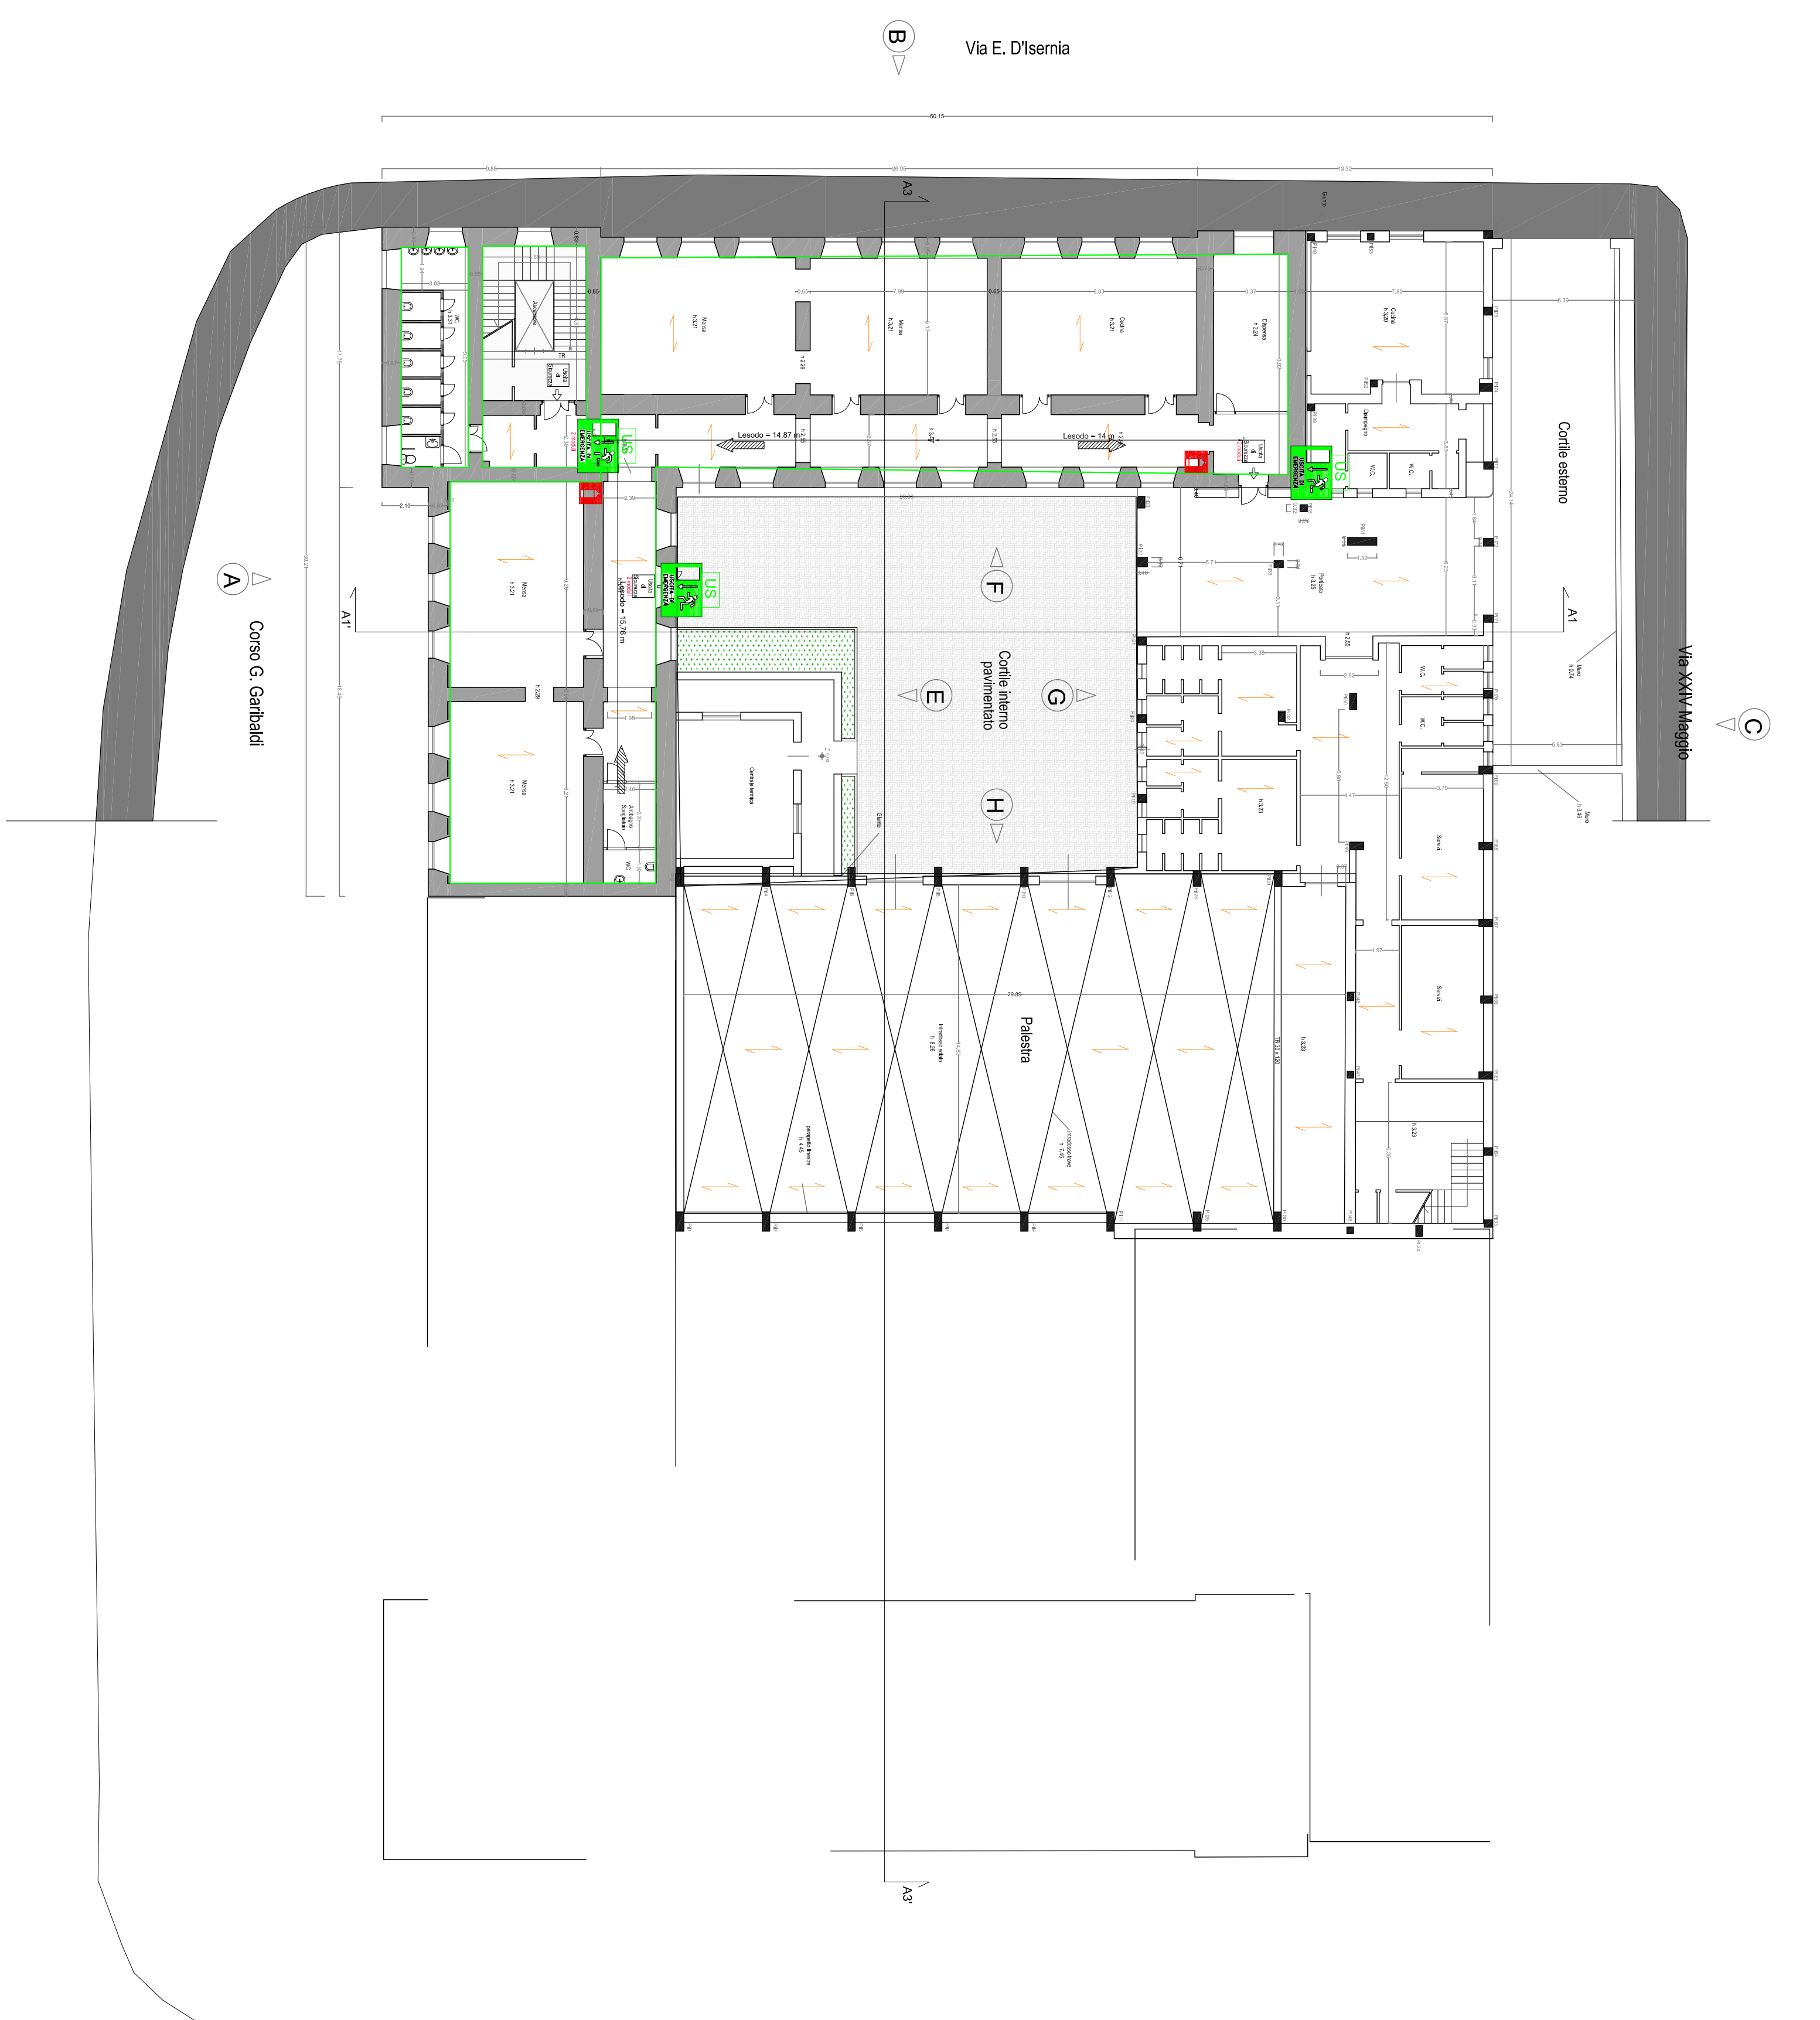

PIANTA PIANO TERRA

Scala 1:20

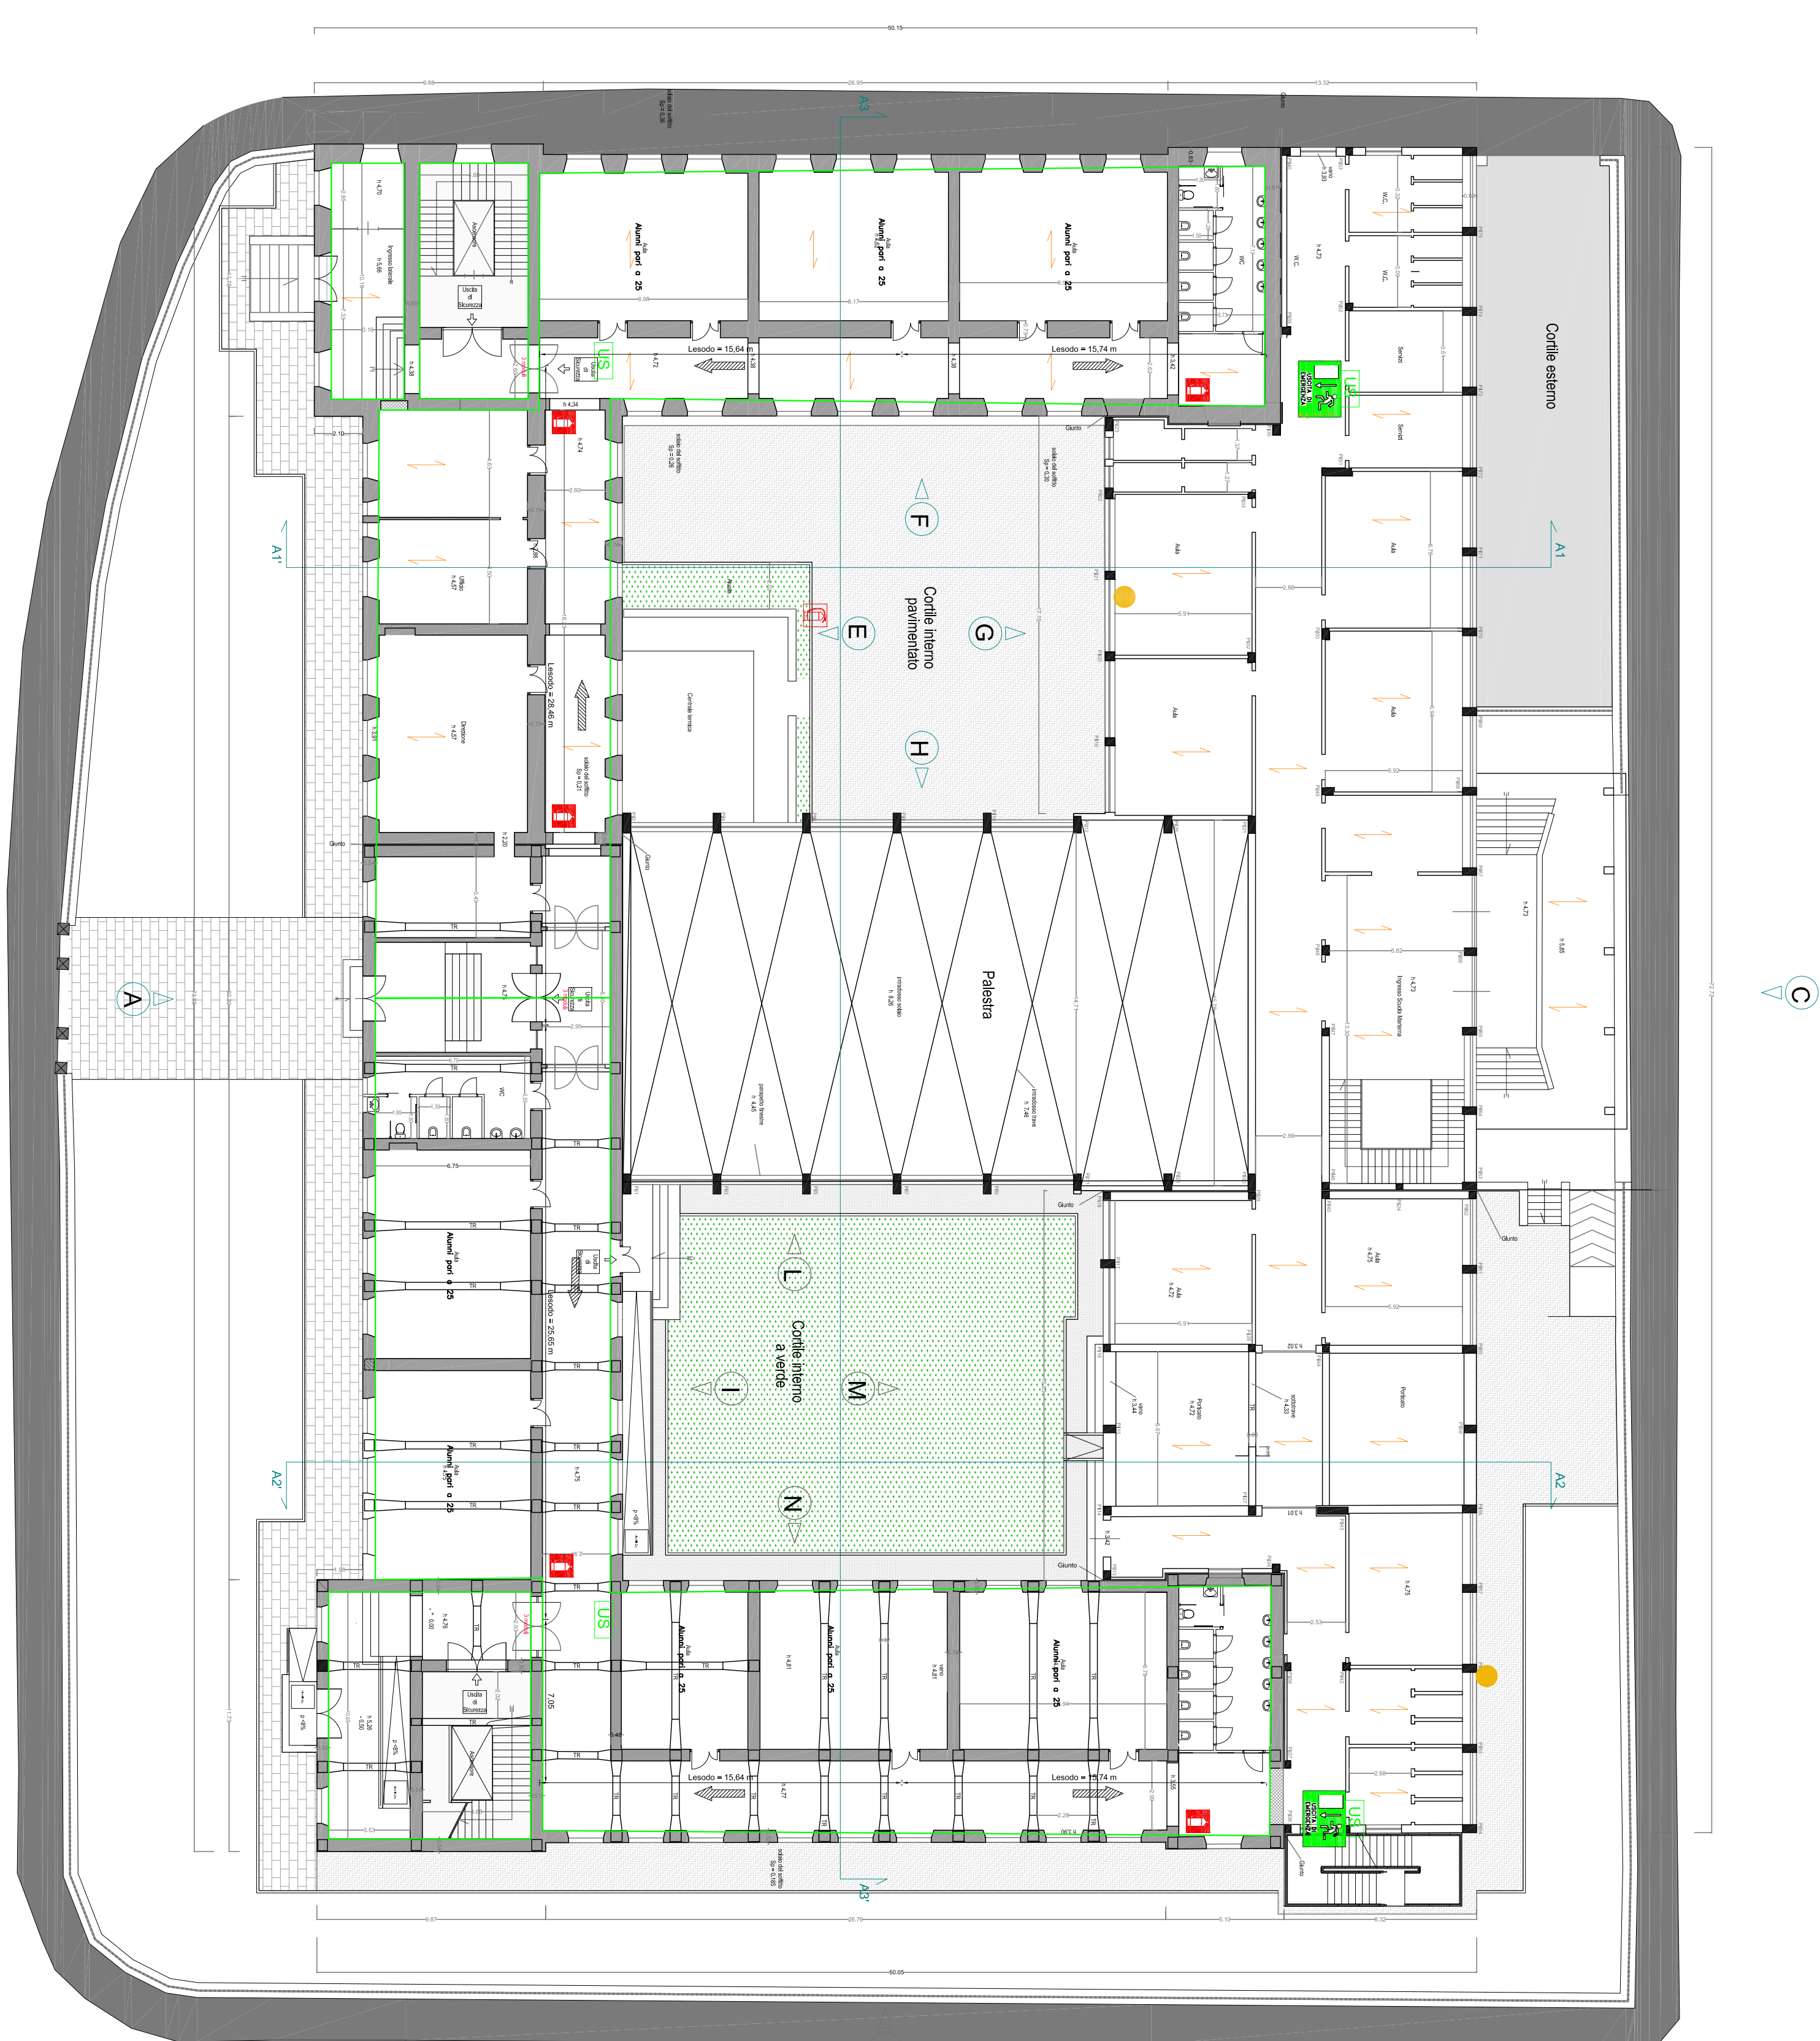

PIANTA PIANO PRIMO

Scala 1:200

